



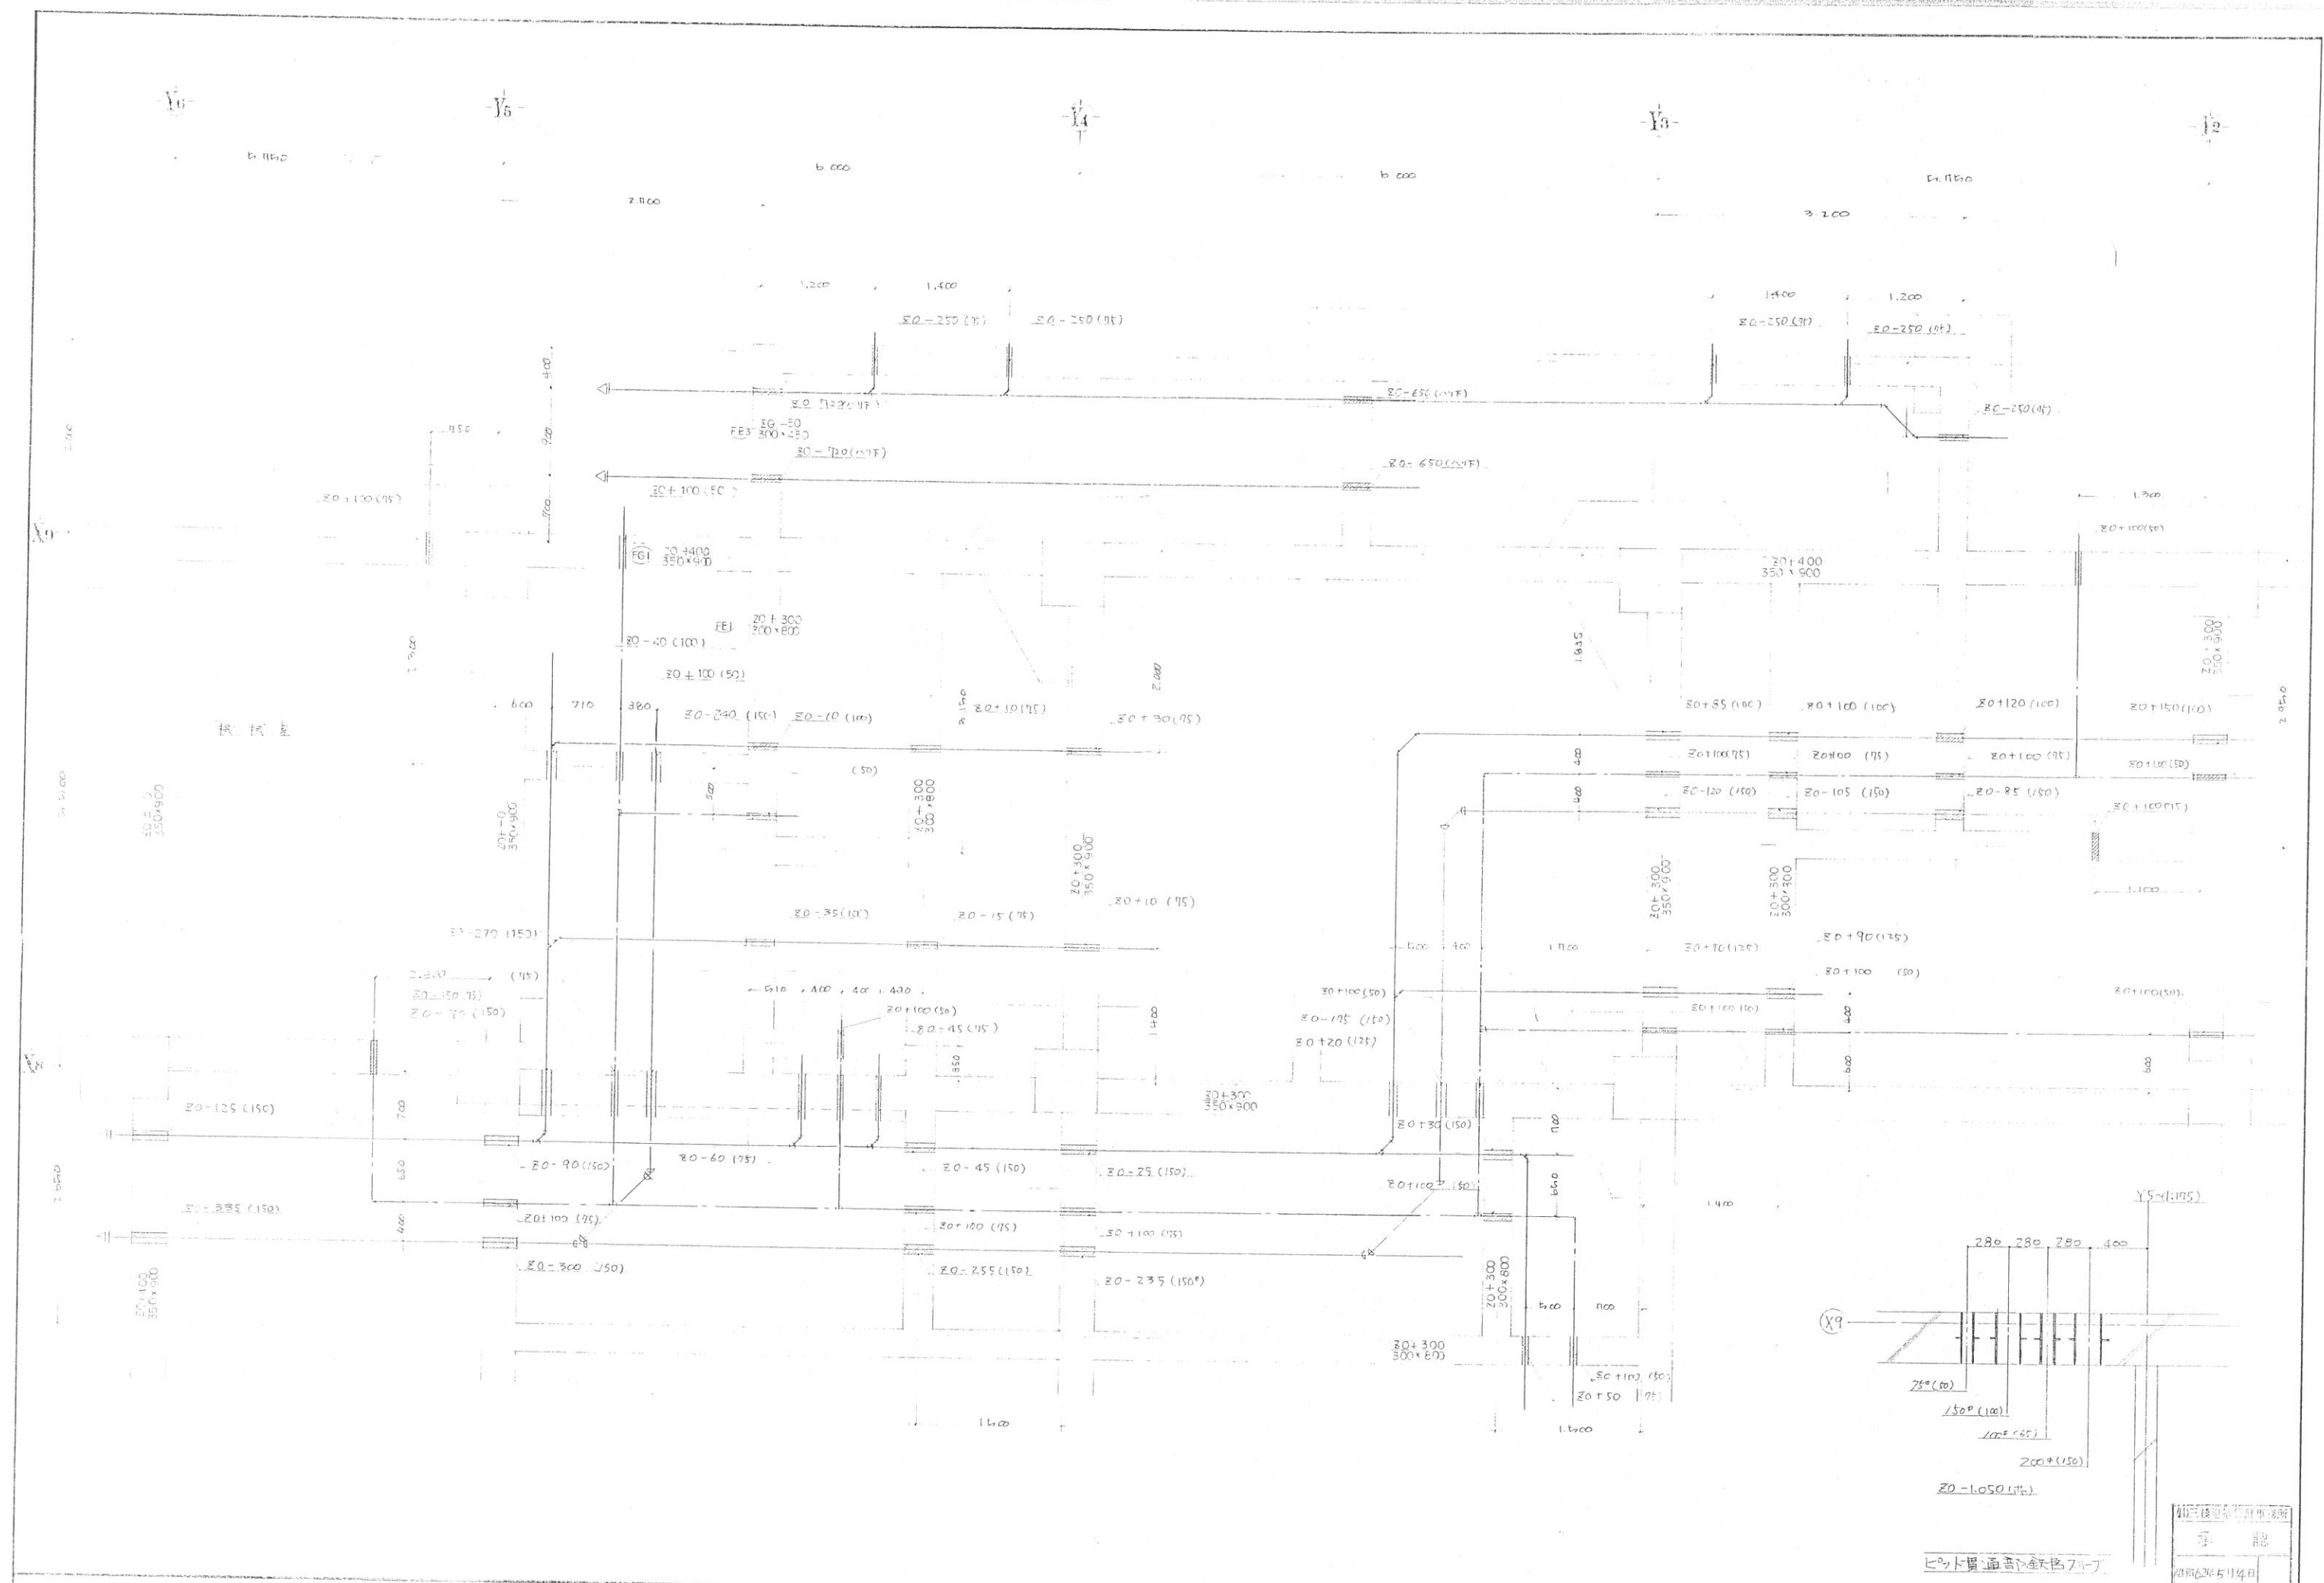


設計者
 監理者
 承認者
 2015年5月4日

ヒット貫通音・鉄筋フリープ

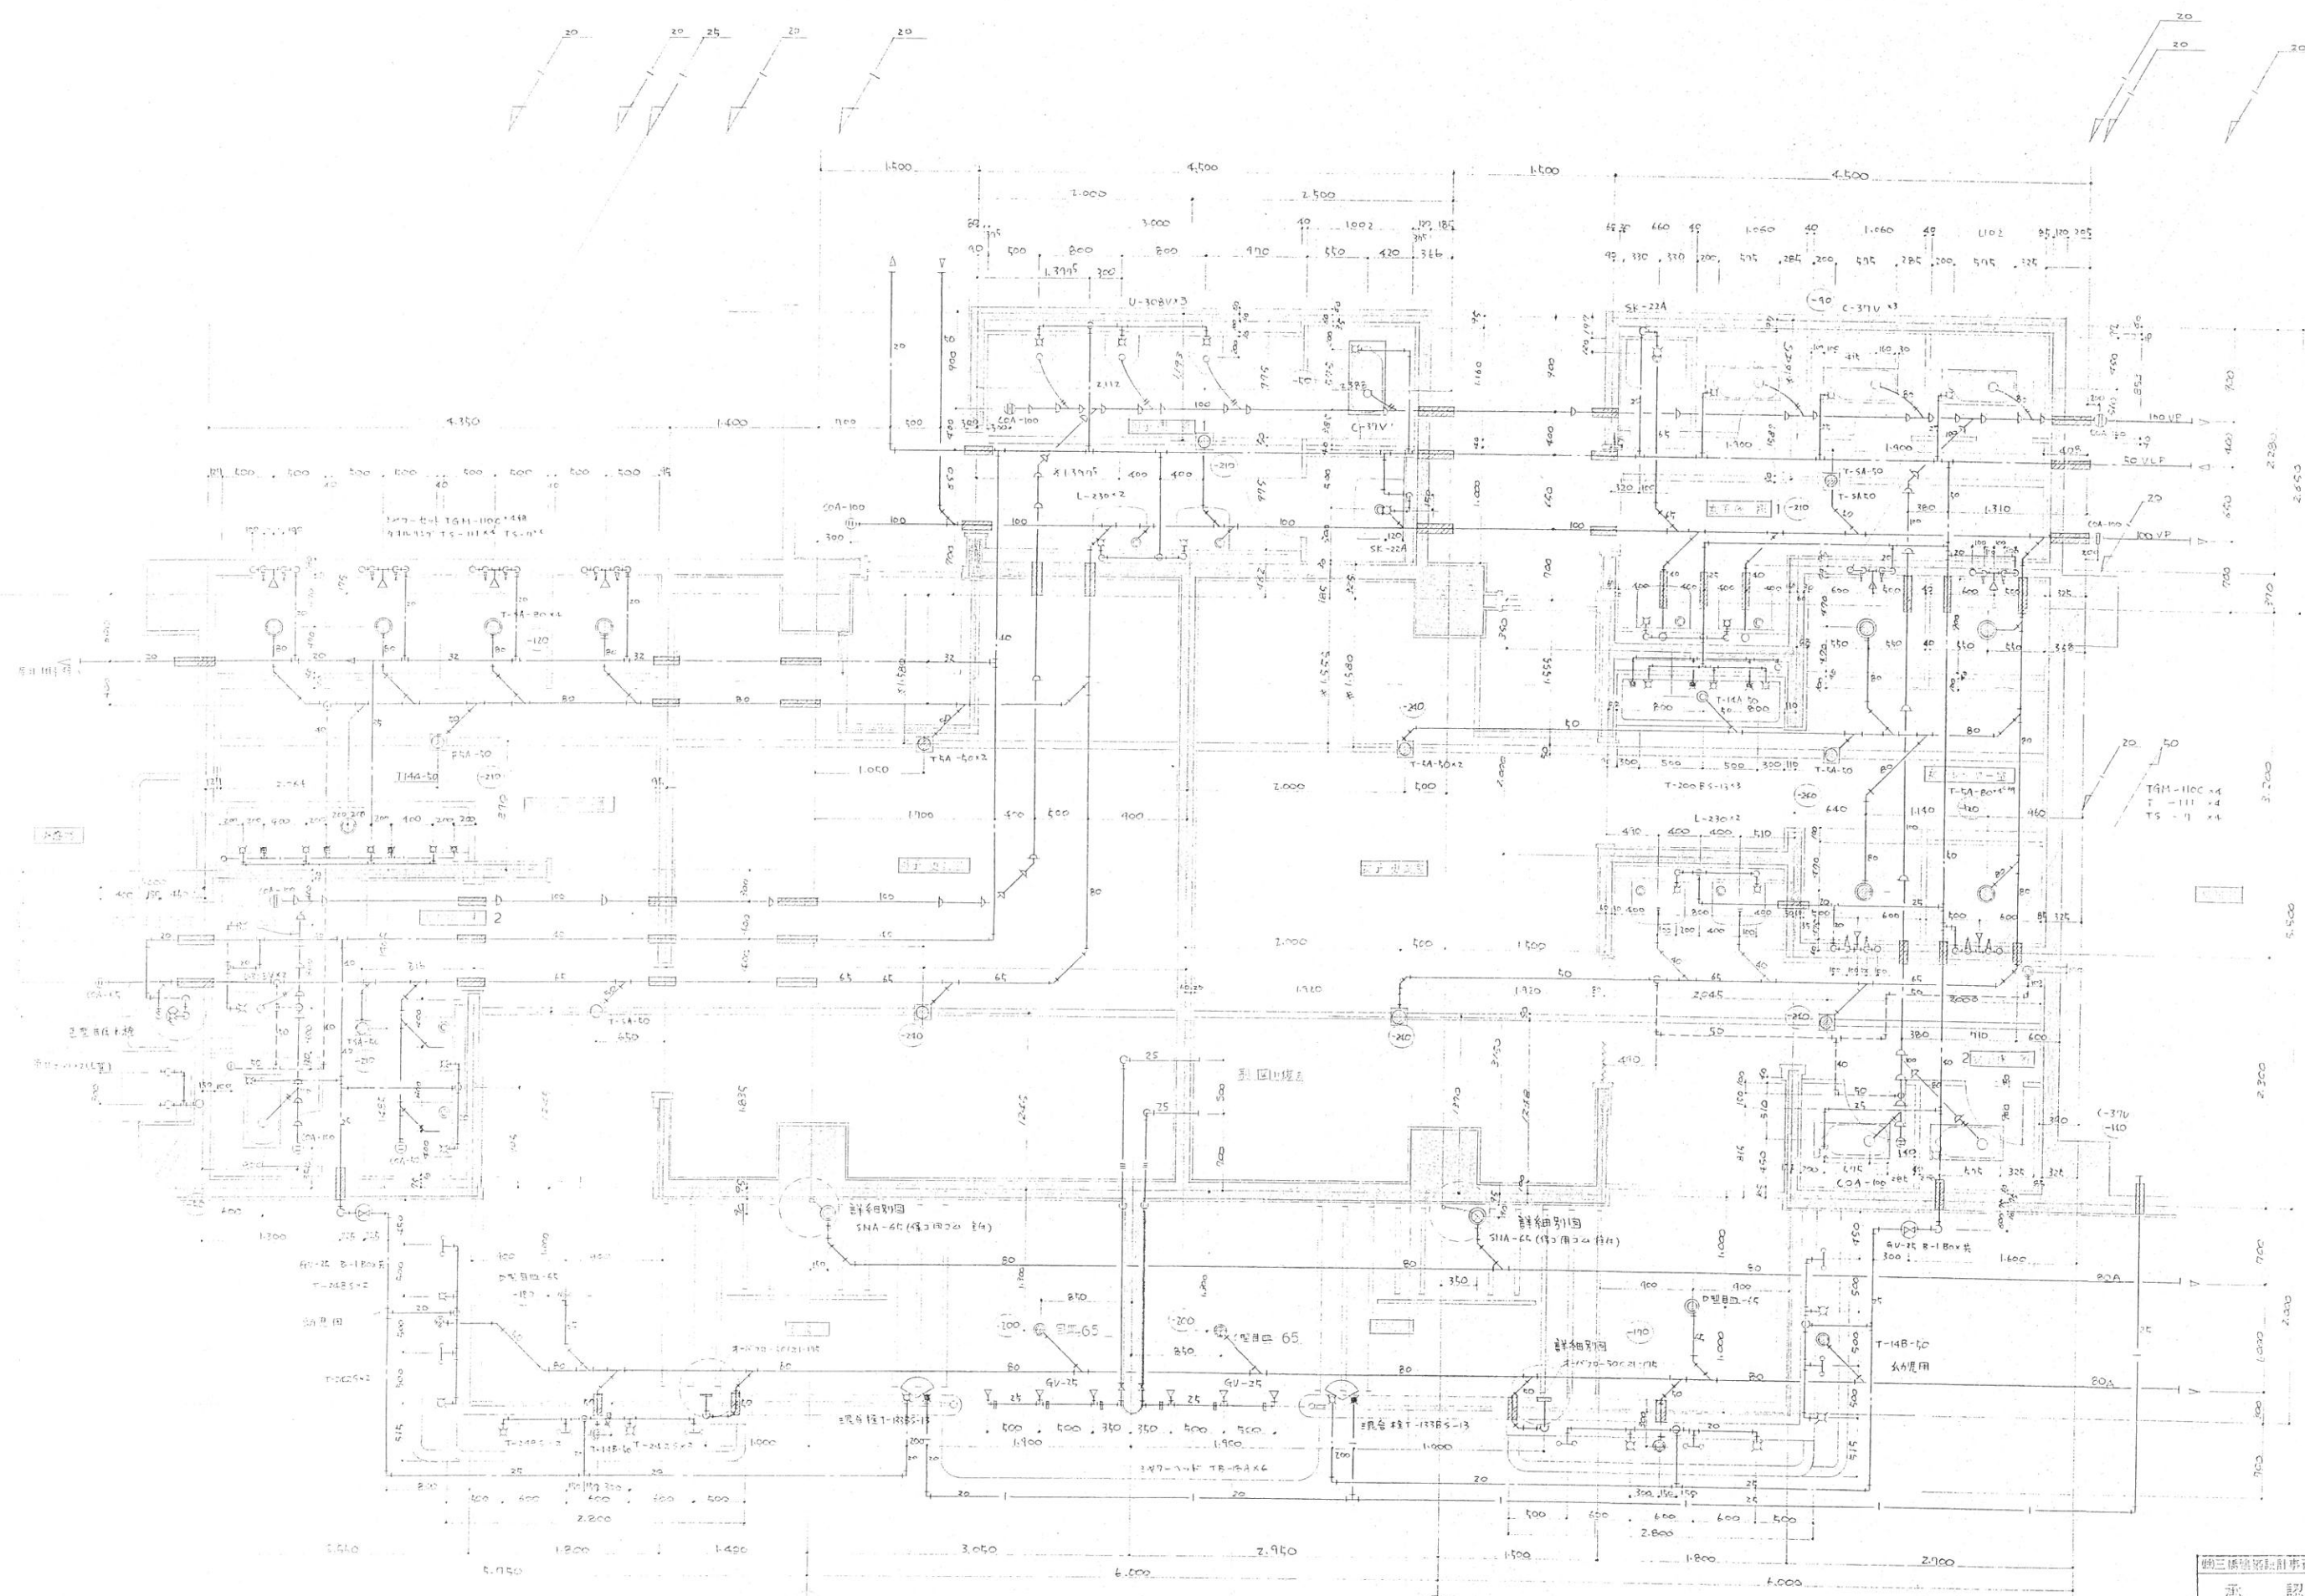

第三機電設計事務所
承認
昭和5年5月/4日

B&G財団 大 朝 海洋センター建設工事		設計者	監理者	施工者
設計者 (大朝 建設株式会社)		監理者	施工者	

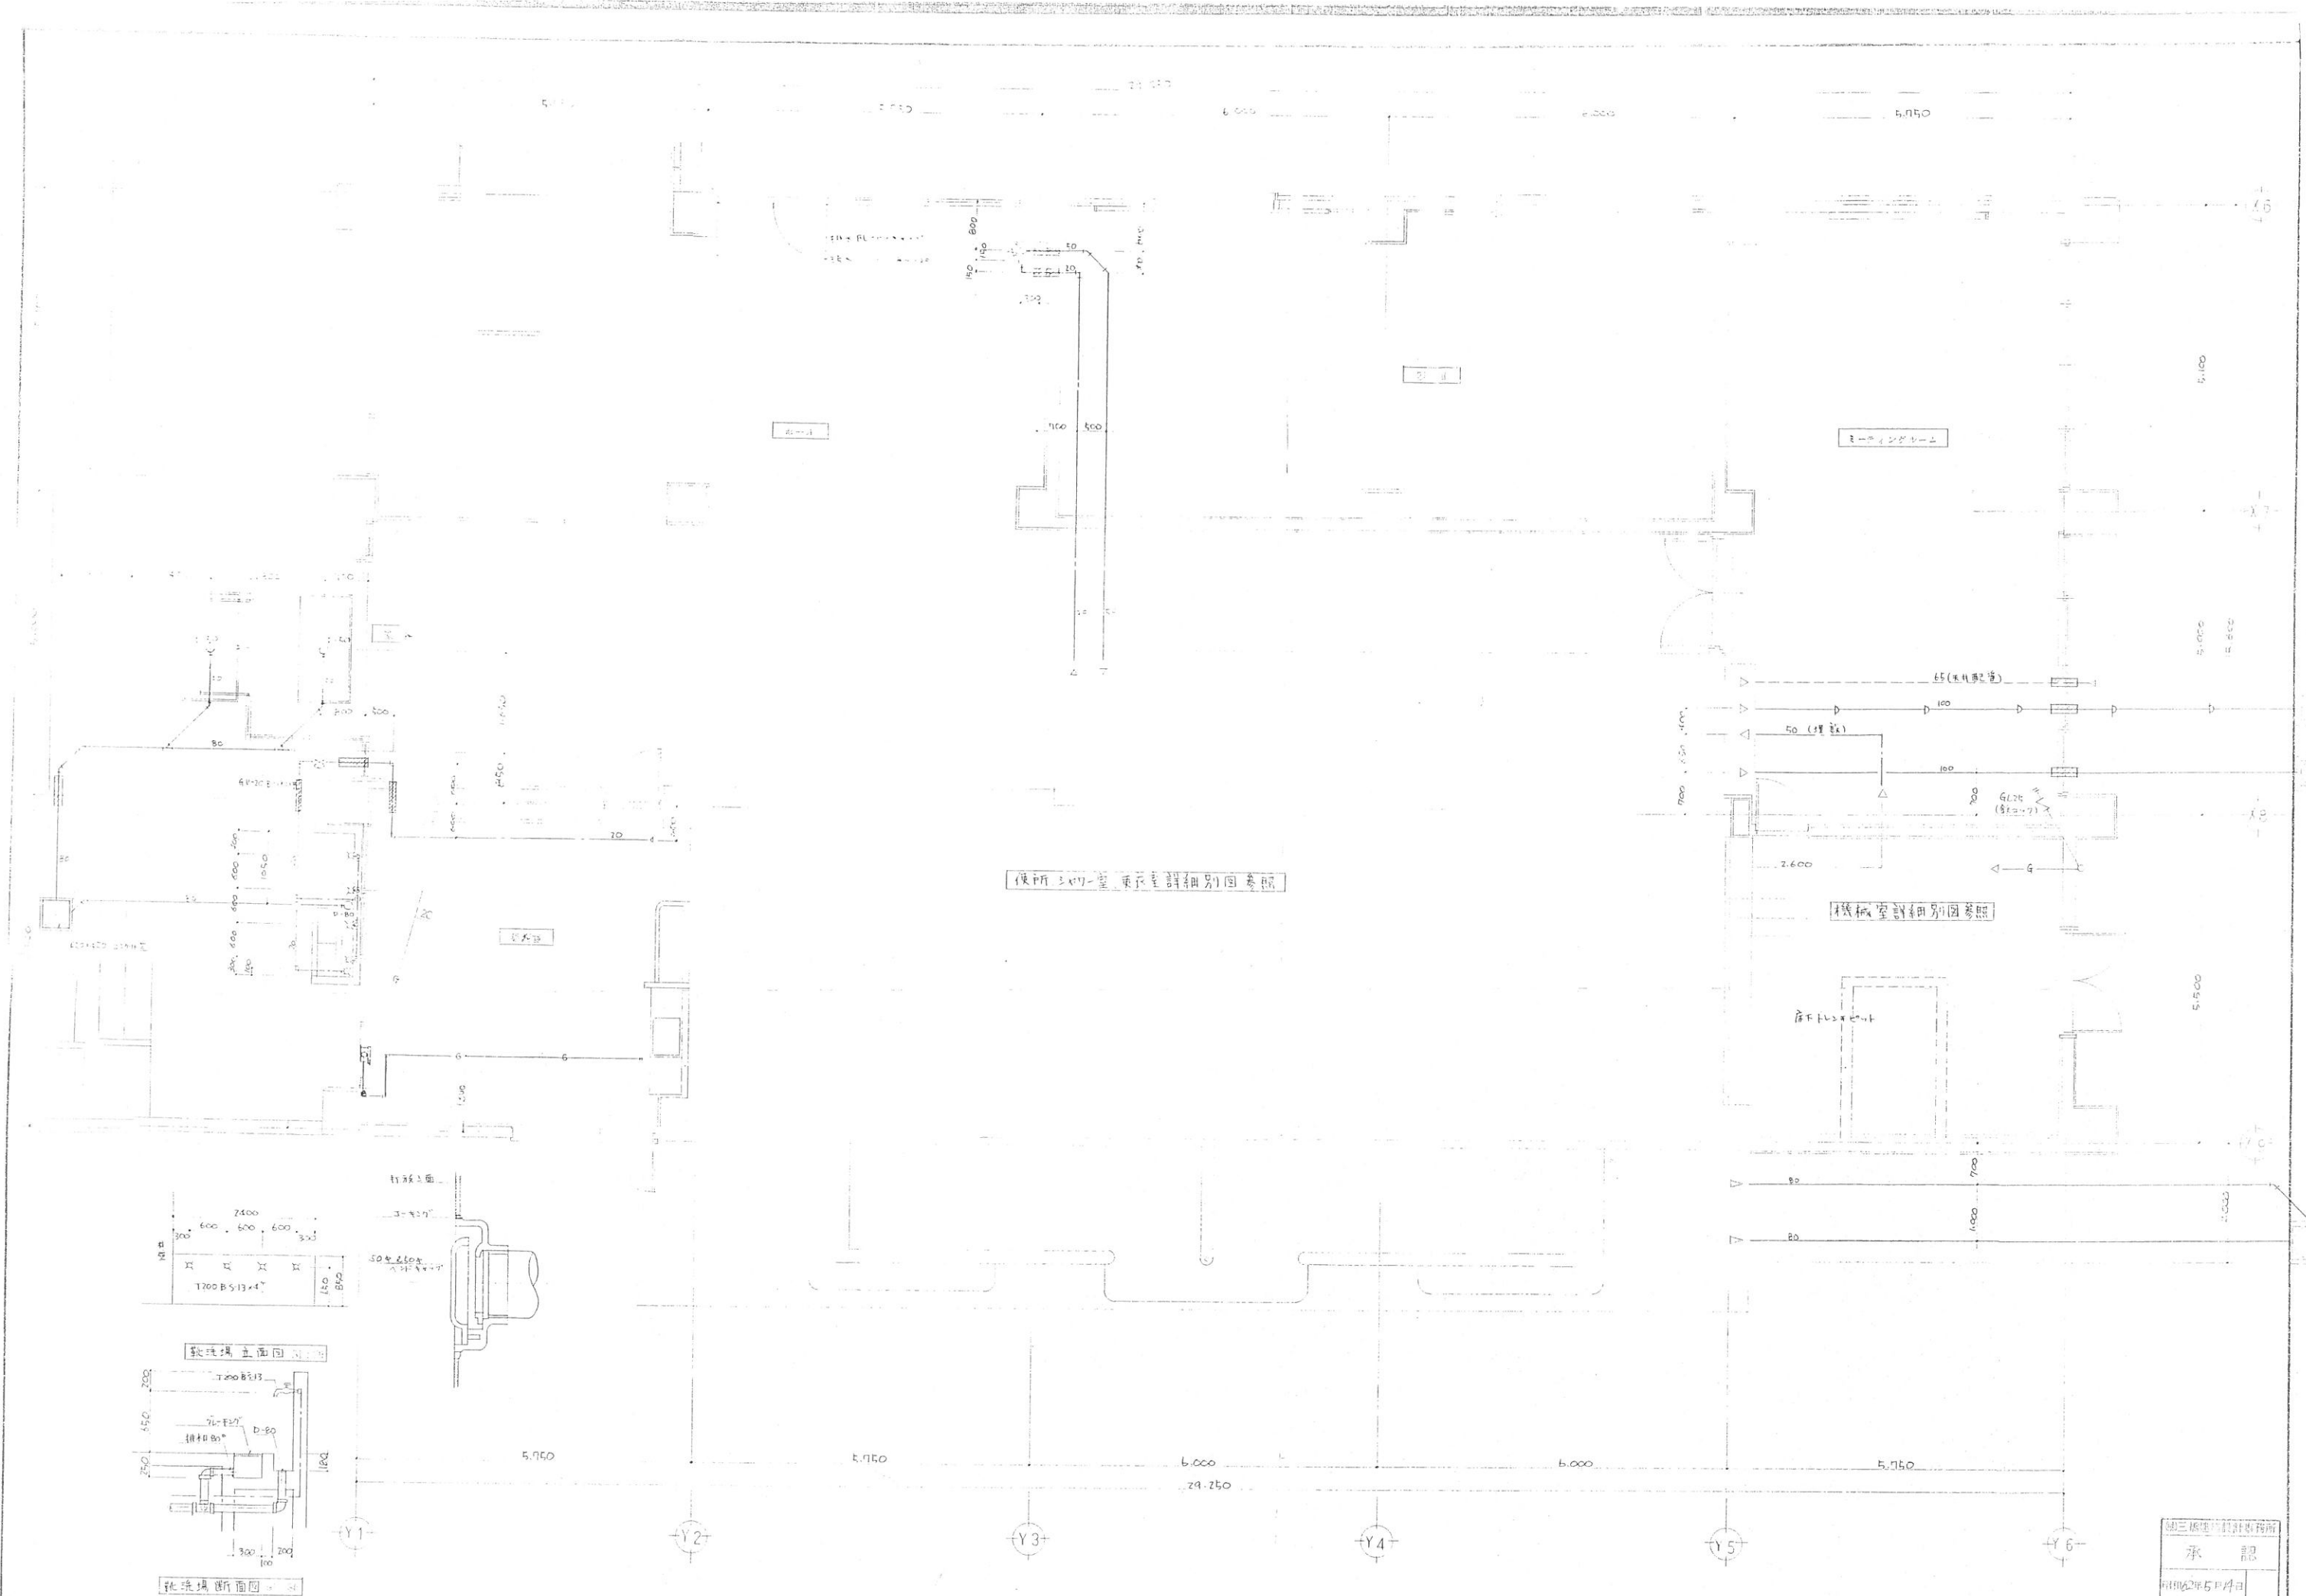


便所・洗面・キッチン詳細別図参照

機械室詳細別図参照

キッチン
1200 B513×4
7400
600
600
300
120
B50

洗面場断面図
T200 B513
7400
600
600
300
120
B50
250
550
250
300
100

第三版建築設計事務所
承認
昭和62年5月4日

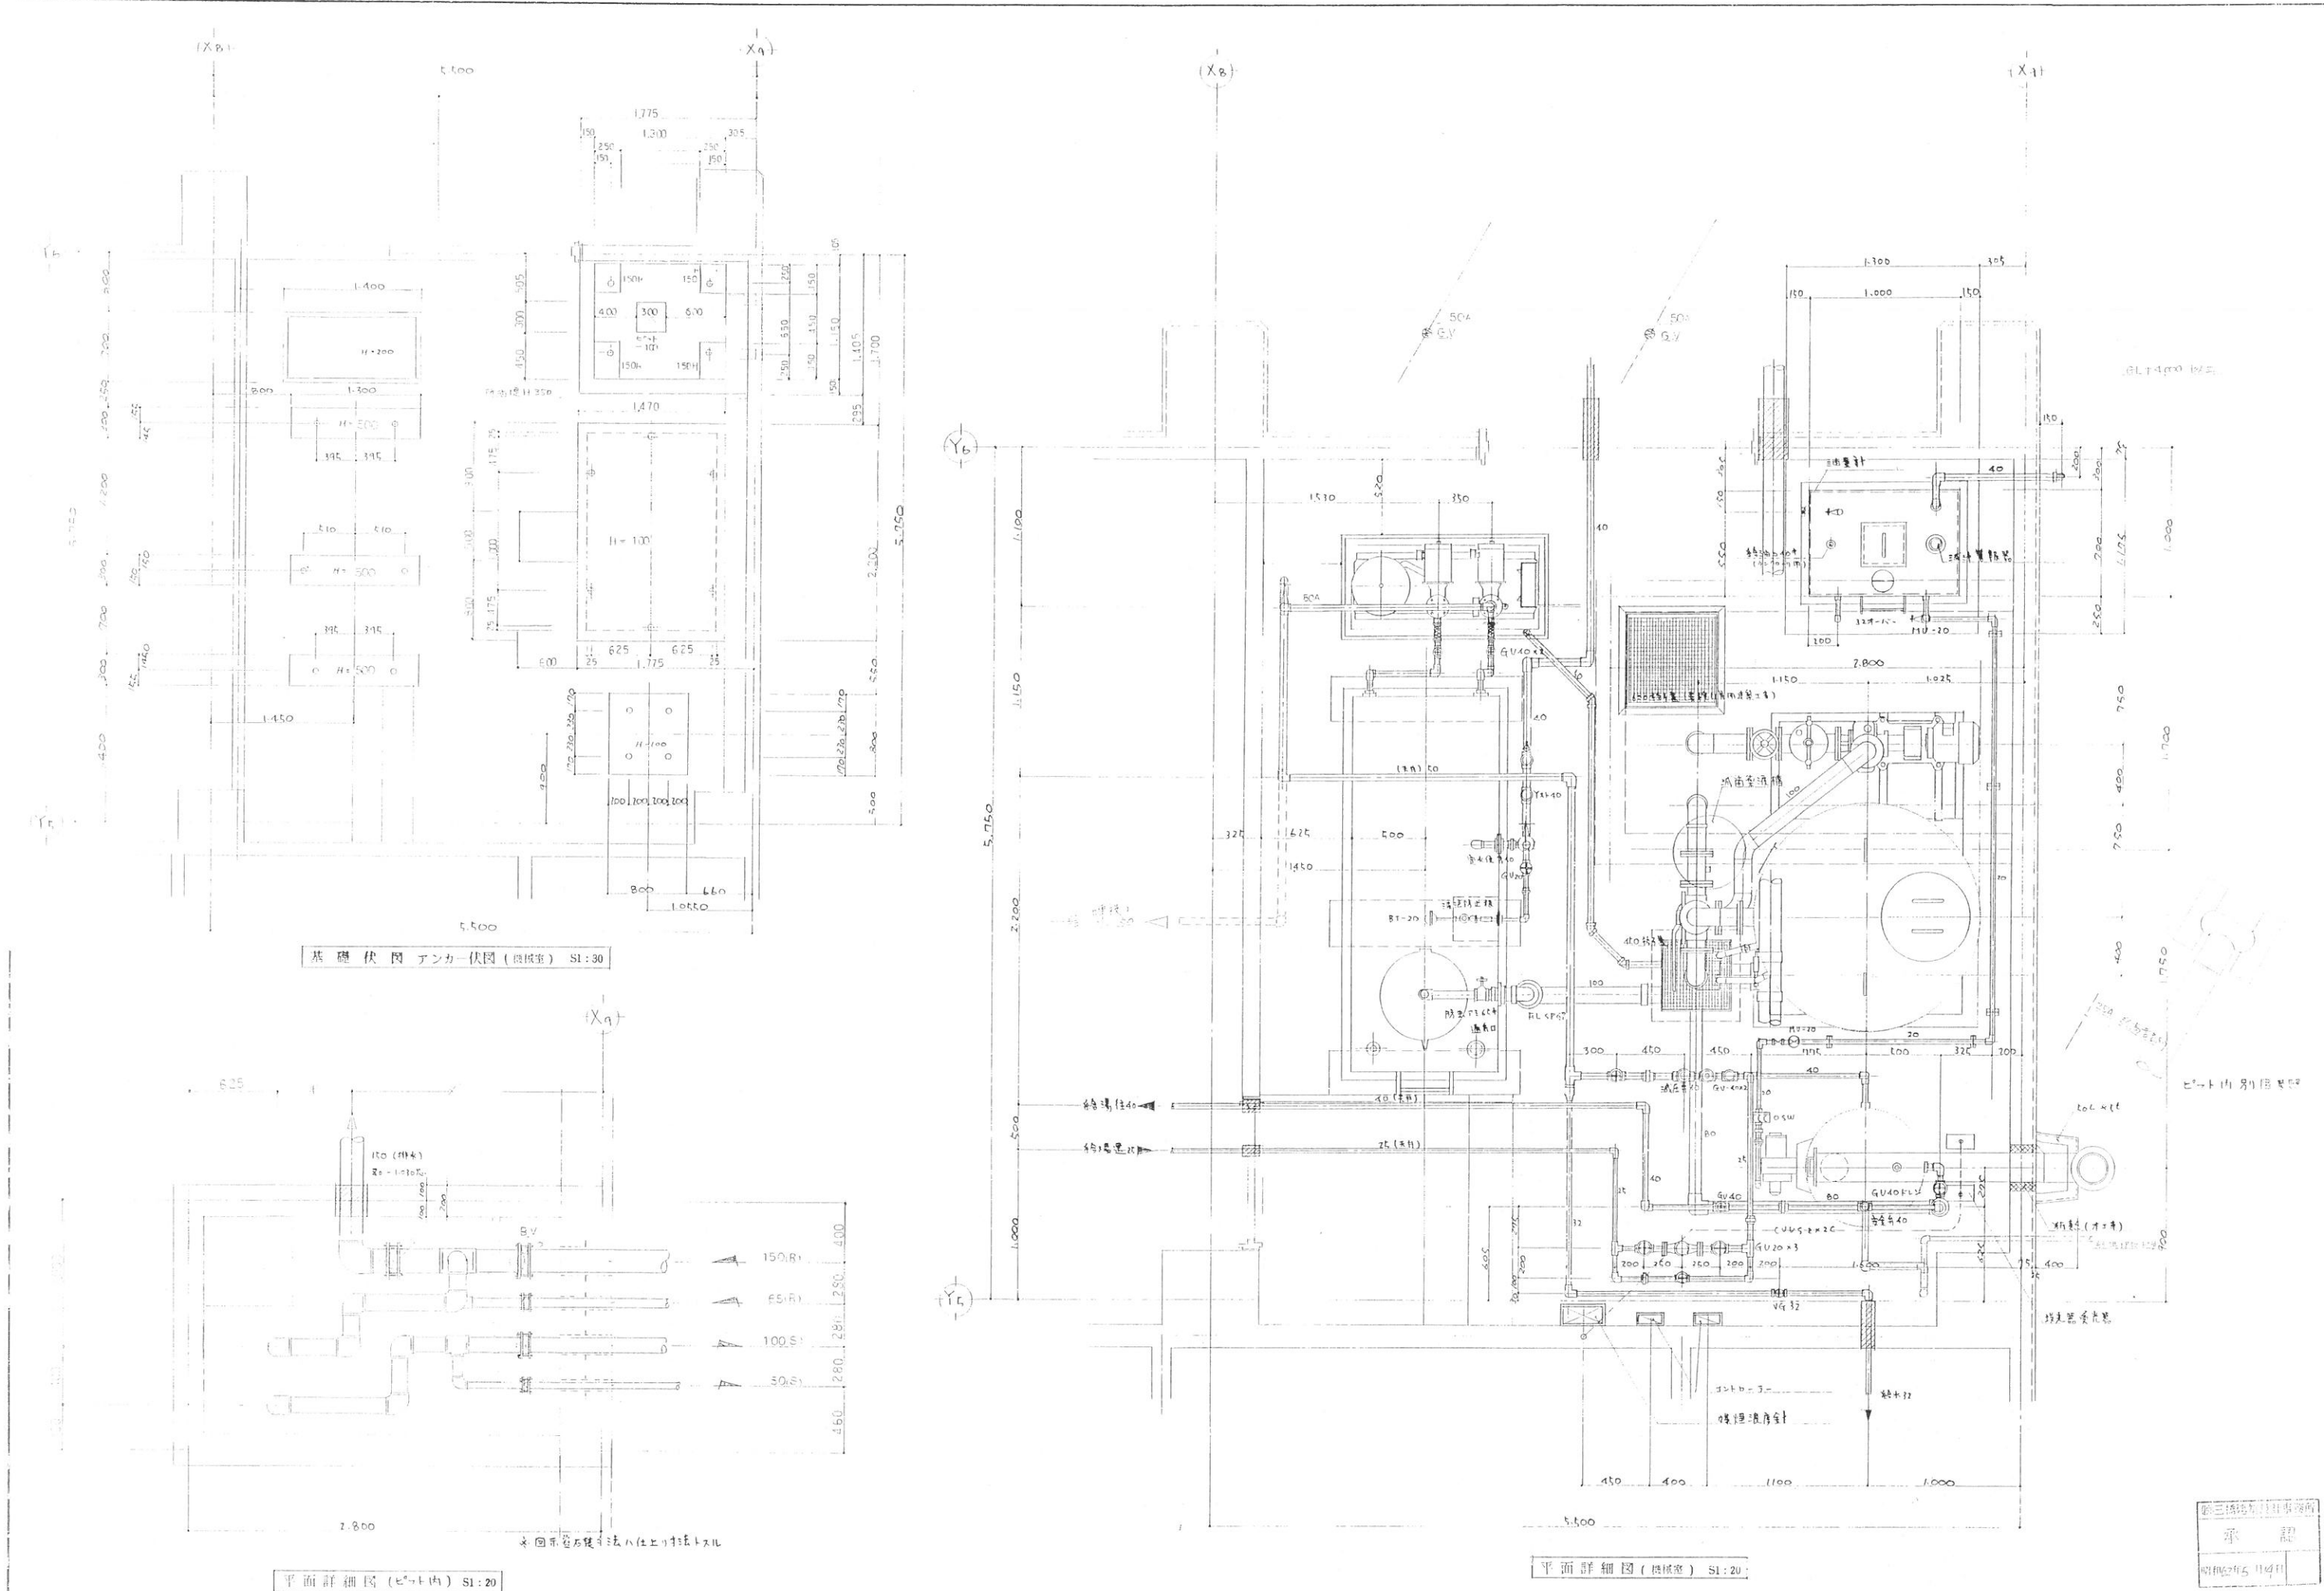

基礎伏図 アンカー伏図 (機庫室) S1:30



平面詳細図 (ピット内) S1:20

平面詳細図 (機庫室) S1:20


監理	設計	製図
昭和52年5月		

日付	21年12月27日	工事名称	B&G財団 大 朝 海洋センター建設工事	図面番号	54-30
承認	設計	製図	図面名称	配管詳細図 (平面詳細図 機庫室)	54-30

設備一覧表		設備名	仕様	台数	備 考
PT	1	変圧器	定格容量 500kVA 型式 2500V×1500×20000 高圧側 2500V 低圧側 100V 分巻 500kVA 冷却方式 自然冷却 (油冷) 分巻 500kVA 設置場所 屋内 (鉄骨造) 設置高さ 10m	1	500H
PT	2	変圧器	定格容量 500kVA 型式 2500V×1500×20000 高圧側 2500V 低圧側 100V 分巻 500kVA 冷却方式 自然冷却 (油冷) 分巻 500kVA 設置場所 屋内 (鉄骨造) 設置高さ 10m	1	500H
PD	1	高圧分岐箱	定格容量 500kVA 型式 2500V×1500×20000 高圧側 2500V 低圧側 100V 分巻 500kVA 冷却方式 自然冷却 (油冷) 分巻 500kVA 設置場所 屋内 (鉄骨造) 設置高さ 10m	1	500H
OT	1	油断器	定格容量 500kVA 型式 2500V×1500×20000 高圧側 2500V 低圧側 100V 分巻 500kVA 冷却方式 自然冷却 (油冷) 分巻 500kVA 設置場所 屋内 (鉄骨造) 設置高さ 10m	1	500H
PT	1	変圧器	定格容量 500kVA 型式 2500V×1500×20000 高圧側 2500V 低圧側 100V 分巻 500kVA 冷却方式 自然冷却 (油冷) 分巻 500kVA 設置場所 屋内 (鉄骨造) 設置高さ 10m	1	500H
PT	1	変圧器	定格容量 500kVA 型式 2500V×1500×20000 高圧側 2500V 低圧側 100V 分巻 500kVA 冷却方式 自然冷却 (油冷) 分巻 500kVA 設置場所 屋内 (鉄骨造) 設置高さ 10m	1	500H
PT	1	変圧器	定格容量 500kVA 型式 2500V×1500×20000 高圧側 2500V 低圧側 100V 分巻 500kVA 冷却方式 自然冷却 (油冷) 分巻 500kVA 設置場所 屋内 (鉄骨造) 設置高さ 10m	1	500H
PT	1	変圧器	定格容量 500kVA 型式 2500V×1500×20000 高圧側 2500V 低圧側 100V 分巻 500kVA 冷却方式 自然冷却 (油冷) 分巻 500kVA 設置場所 屋内 (鉄骨造) 設置高さ 10m	1	500H

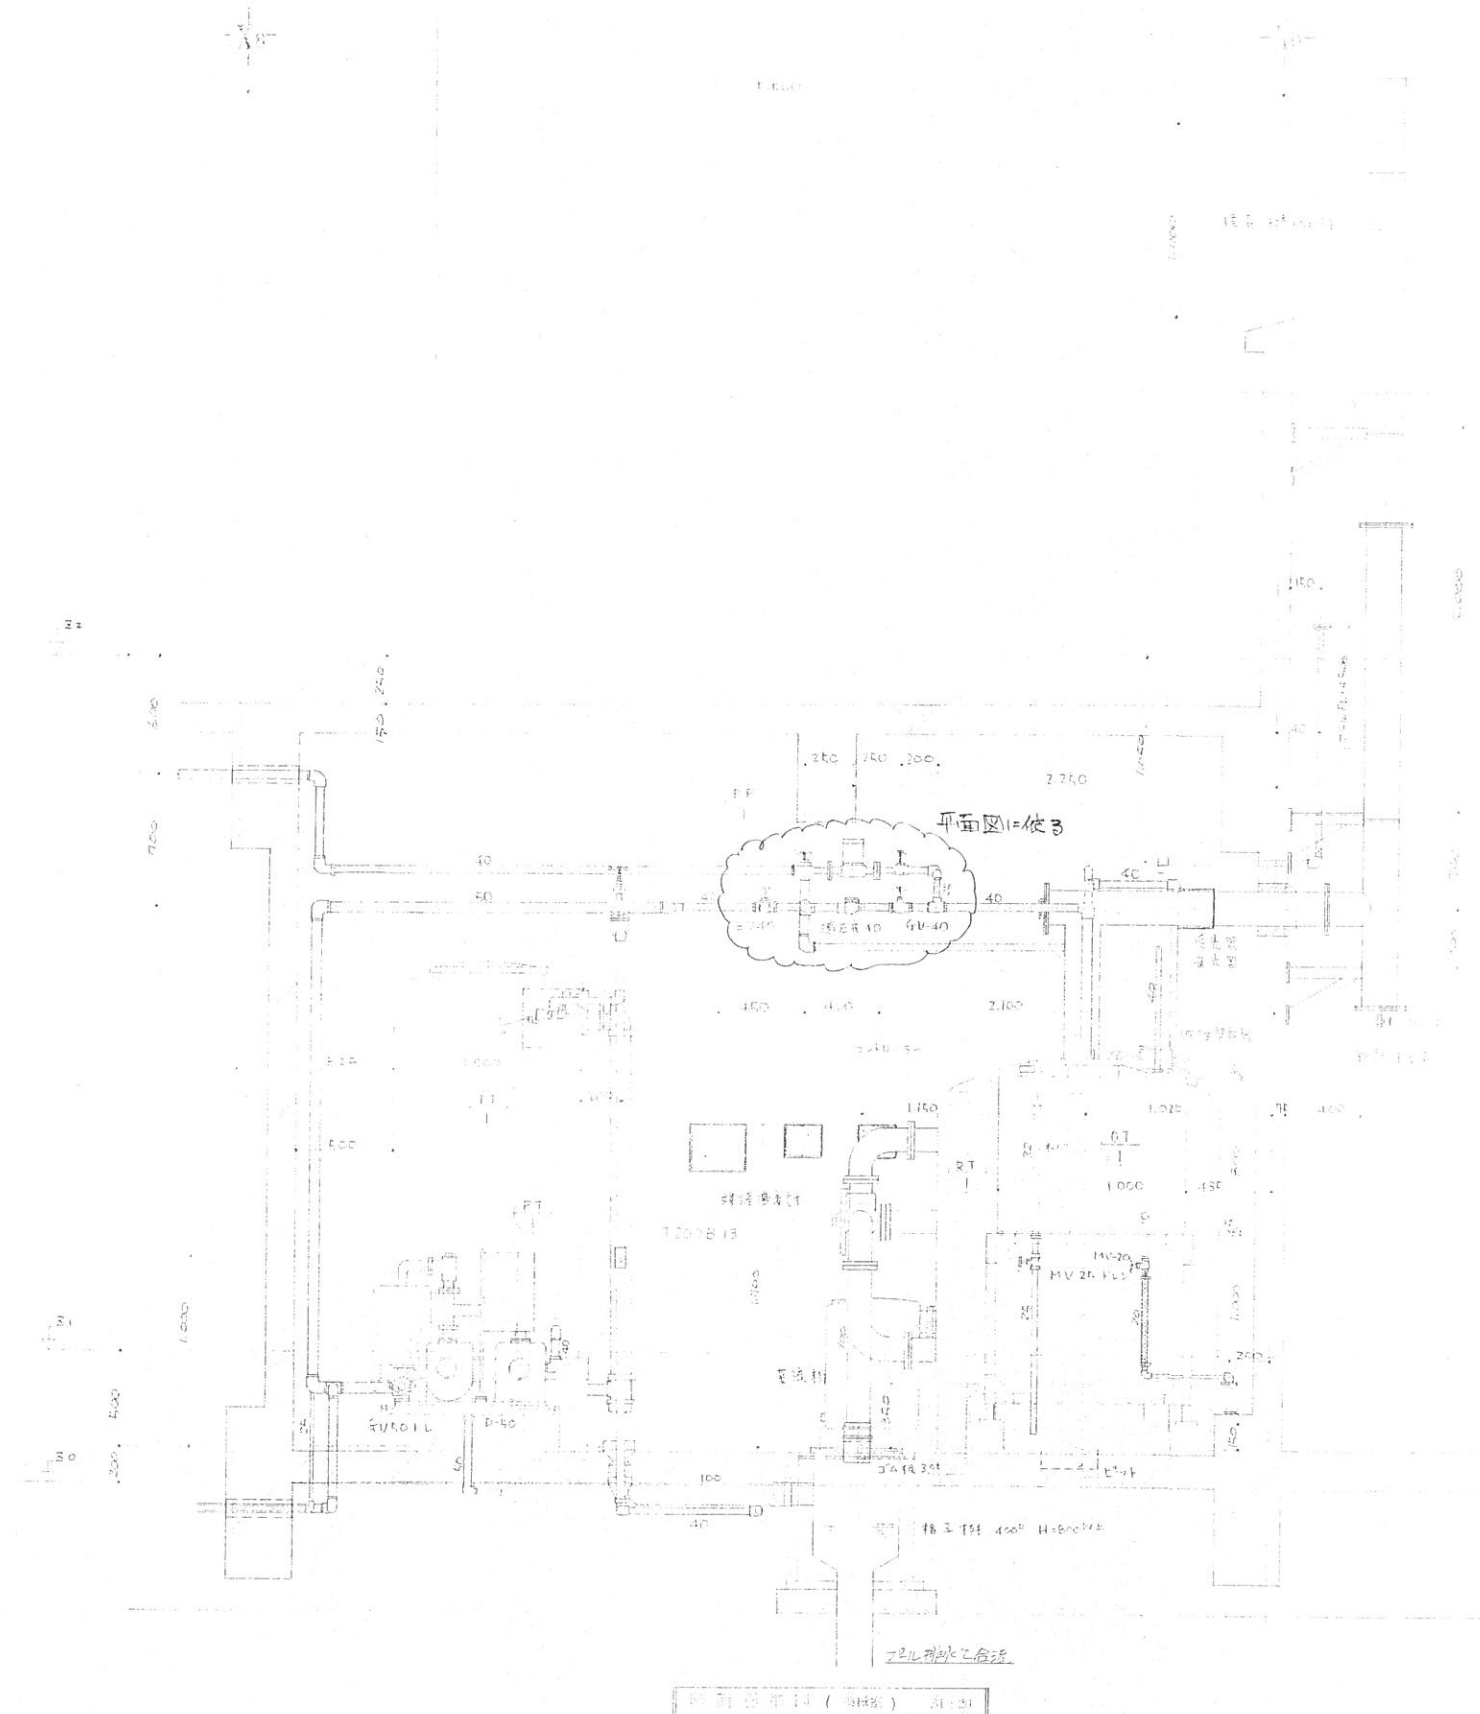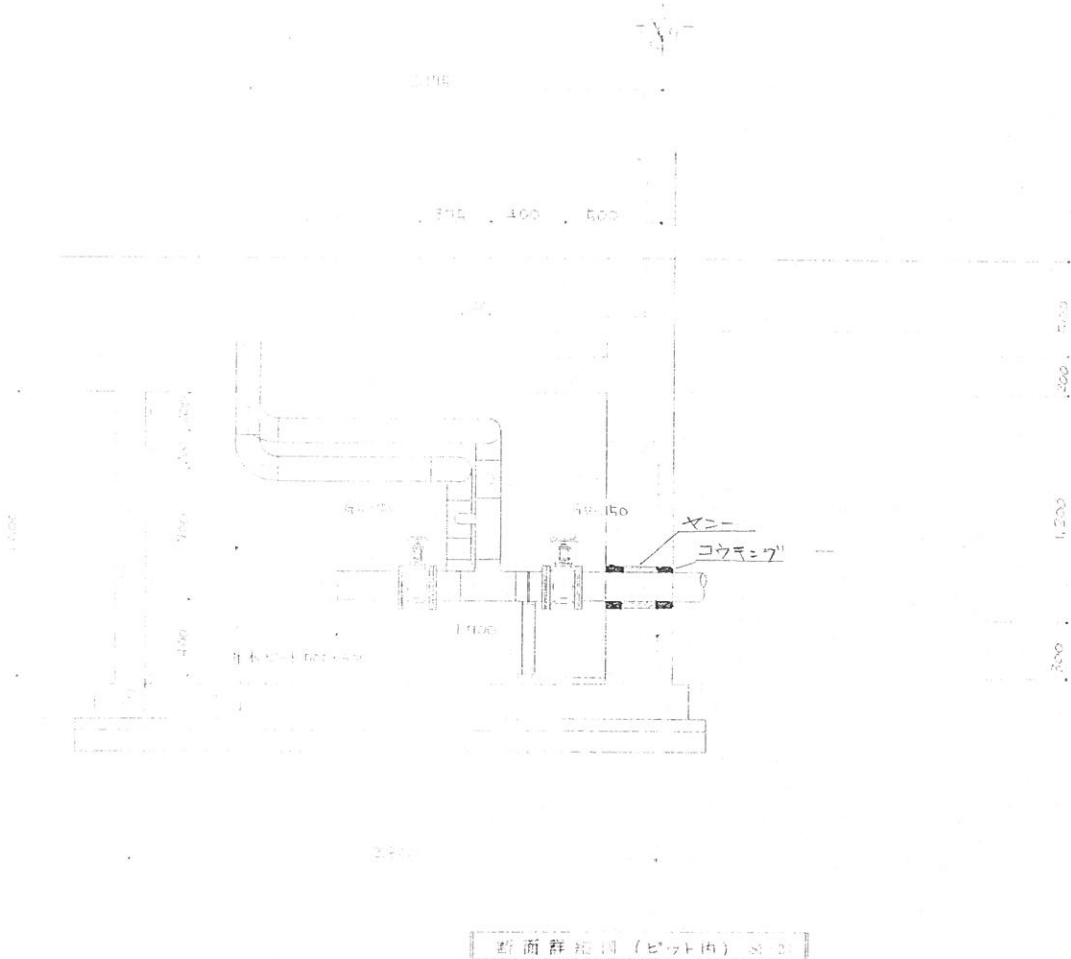


昭三建設設計事務所
承認
昭和22年5月9日

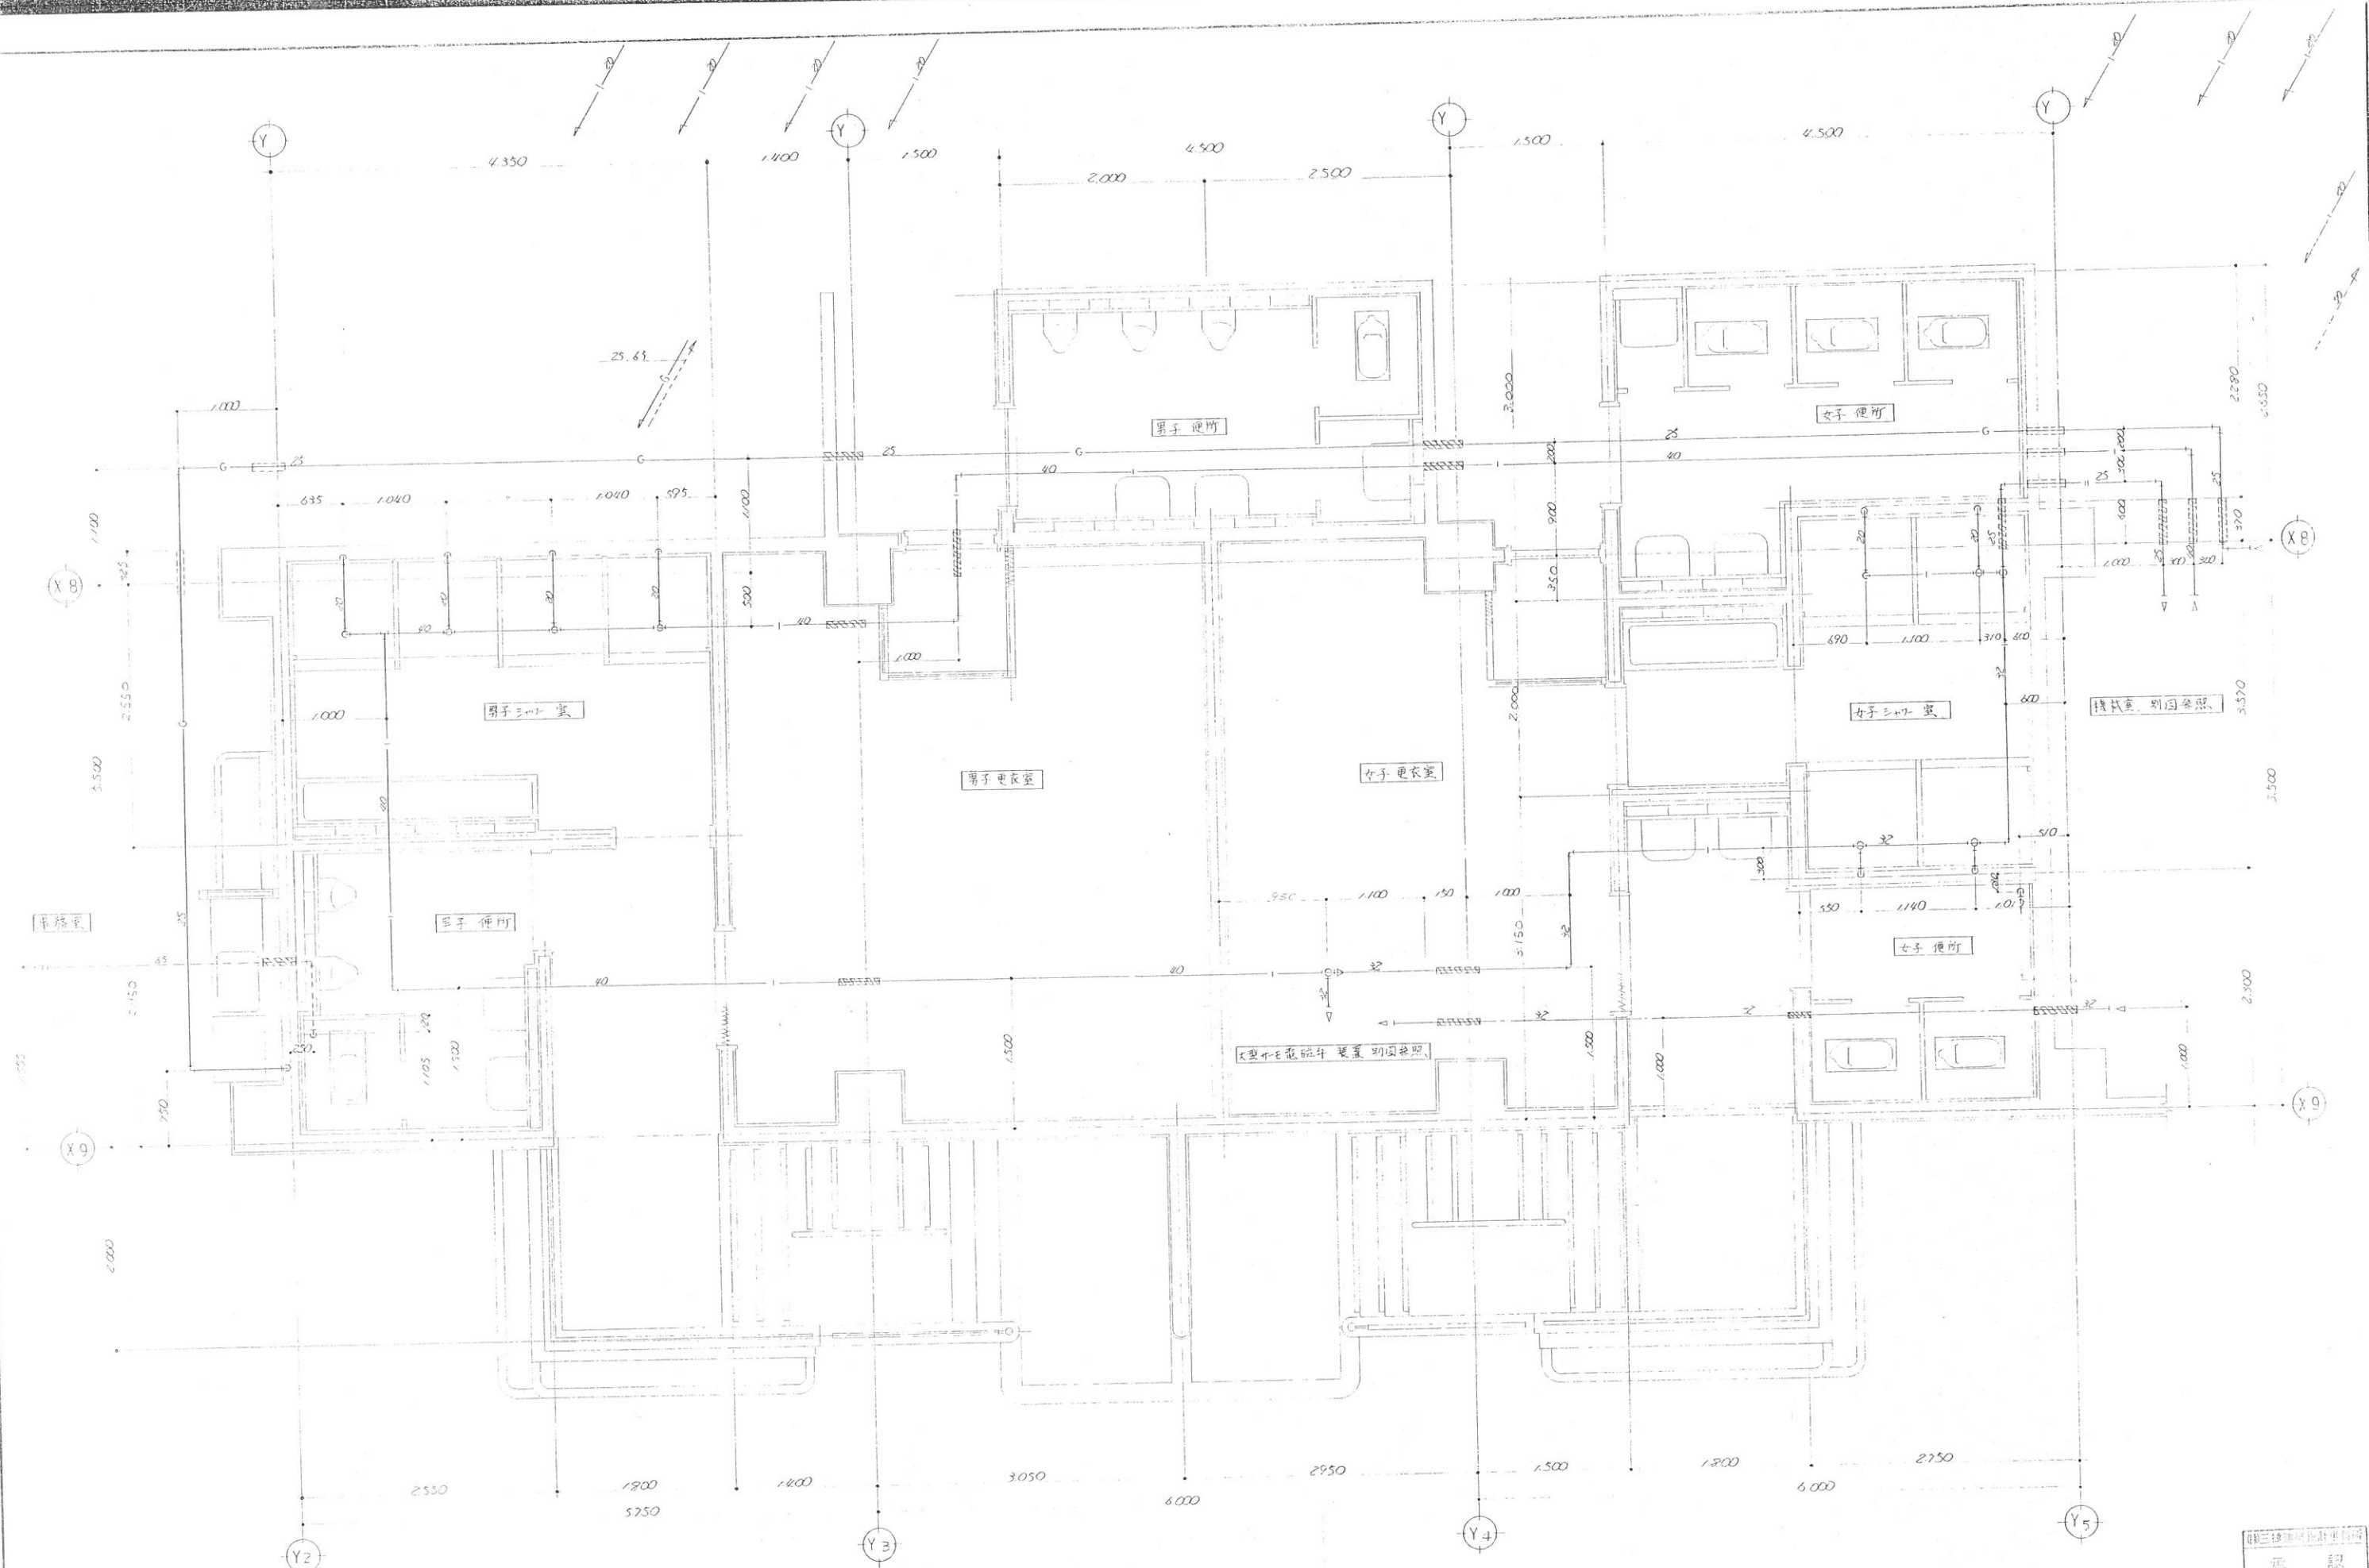


三井物産株式会社
承認
昭和62年5月4日

B&G財団 大朝 海洋センター建設工事



大朝 海洋センター

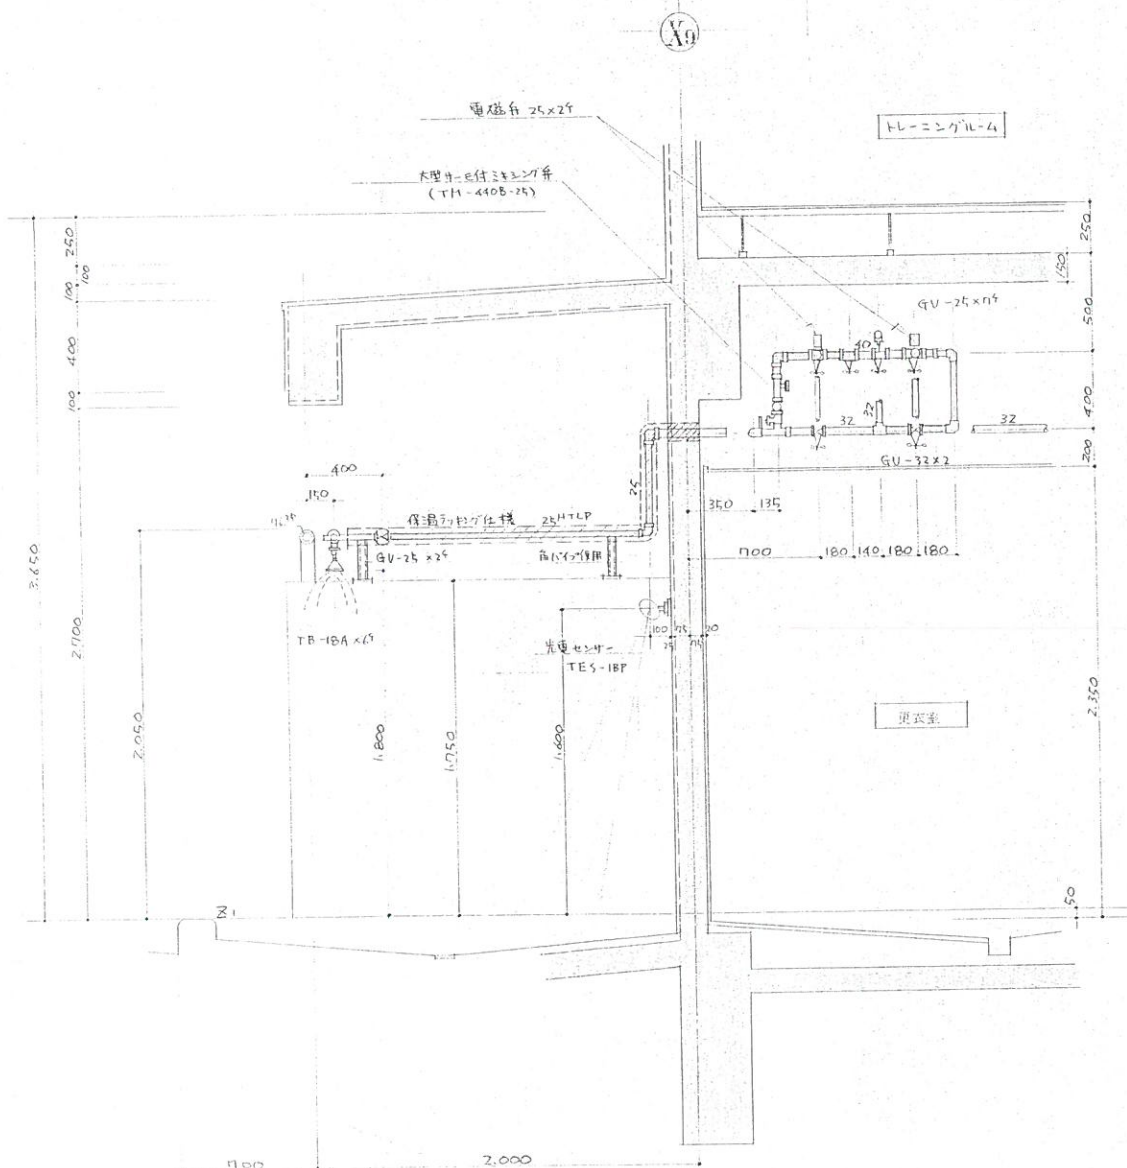

Y1-Y2 断面図 31:20

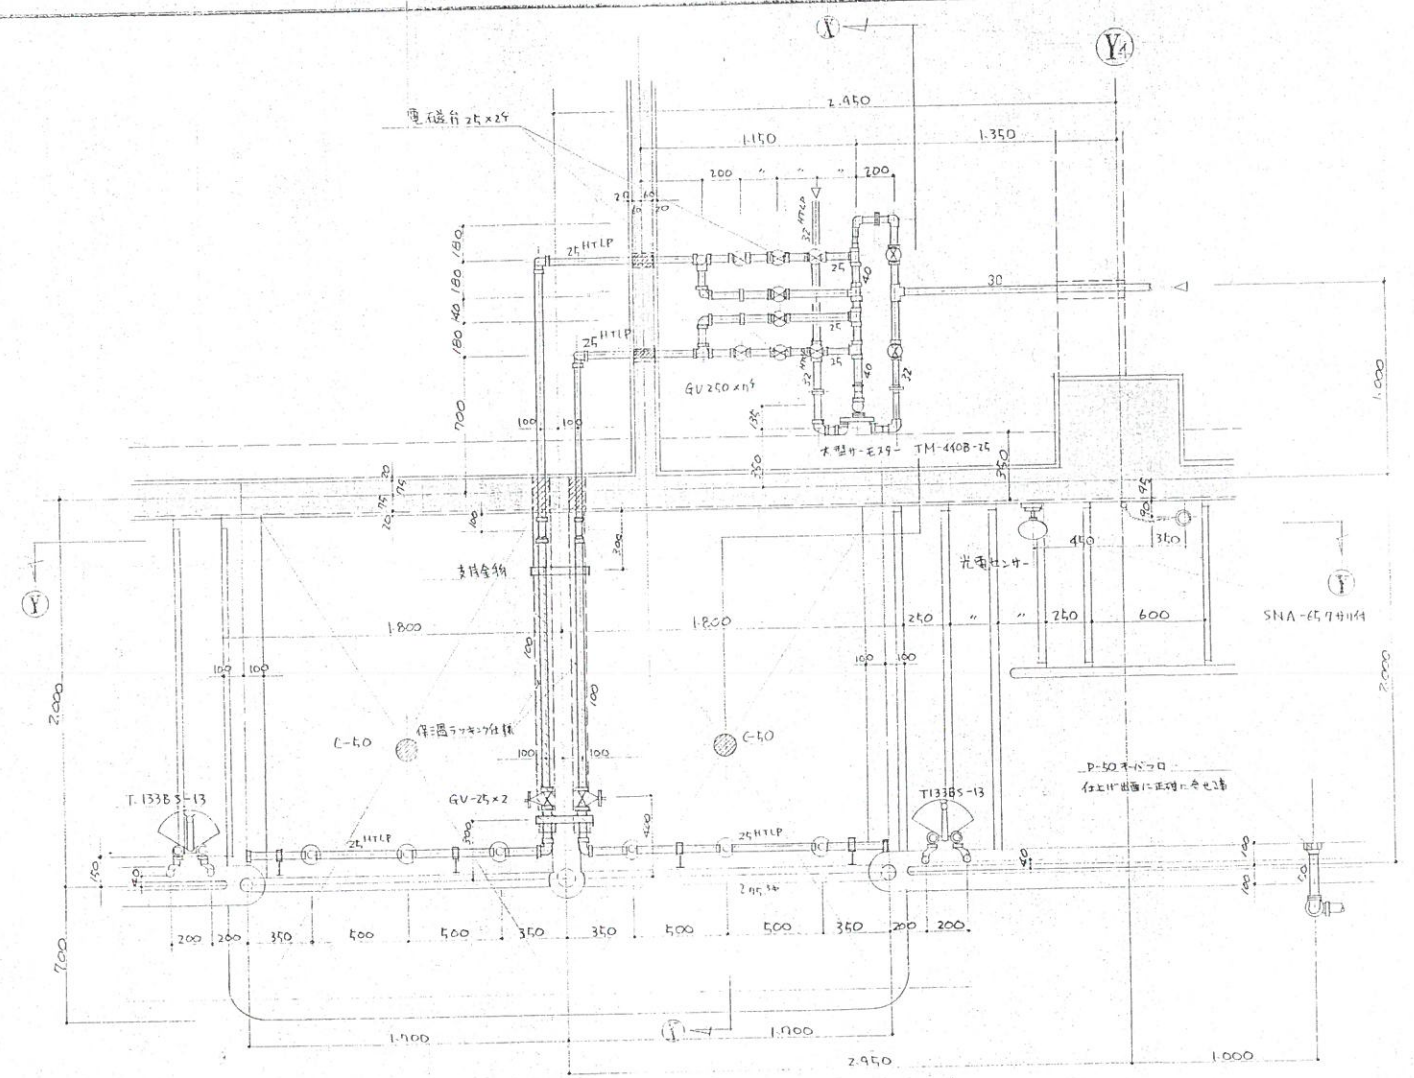


ミヤワ-附近 平面図 31:20



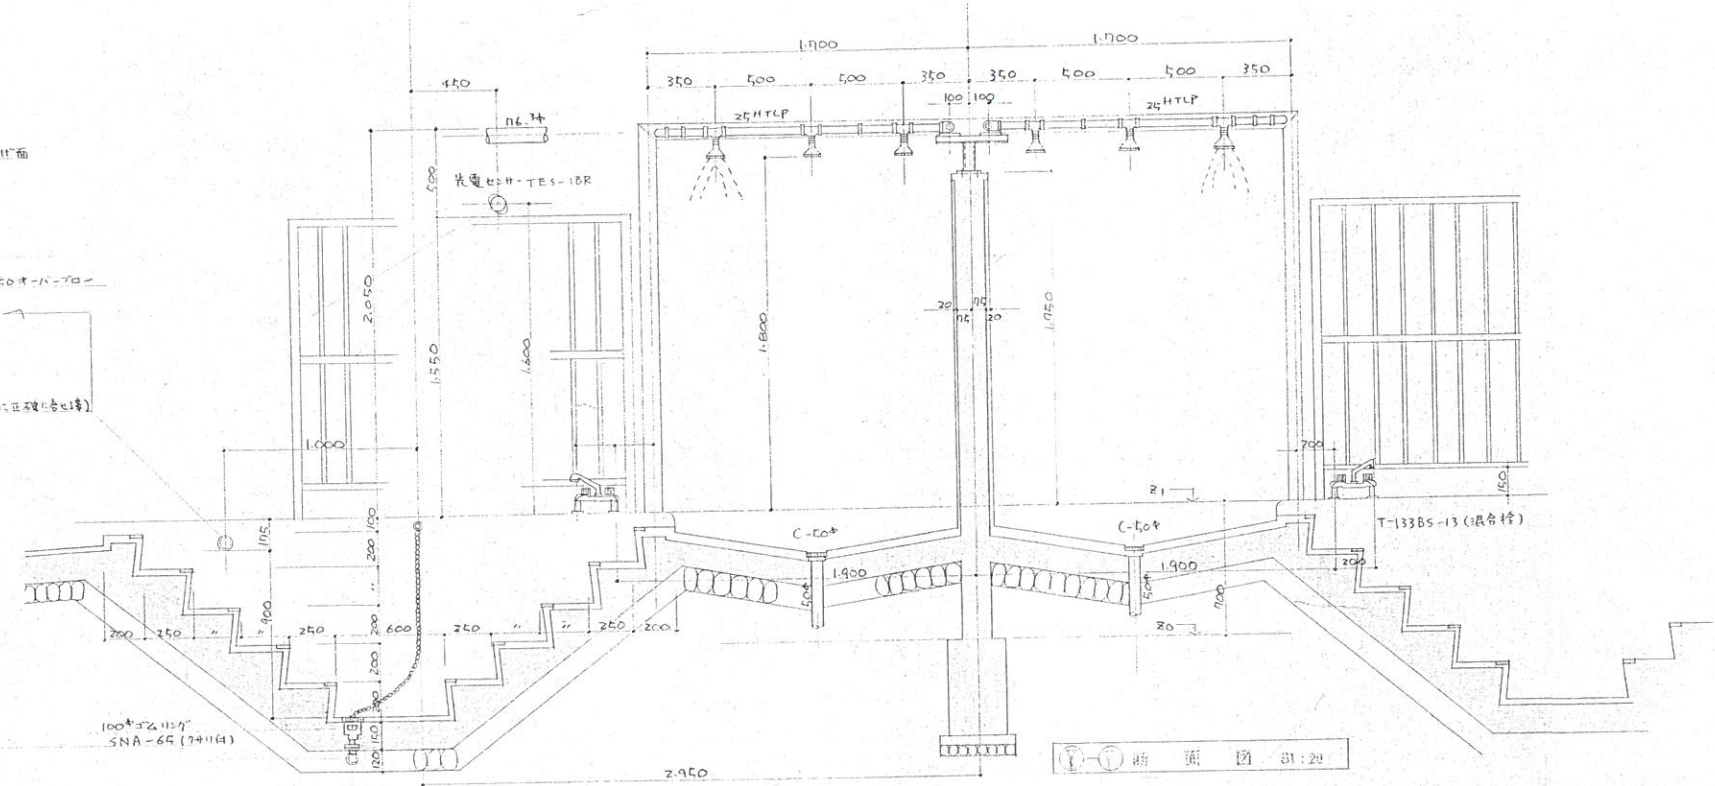
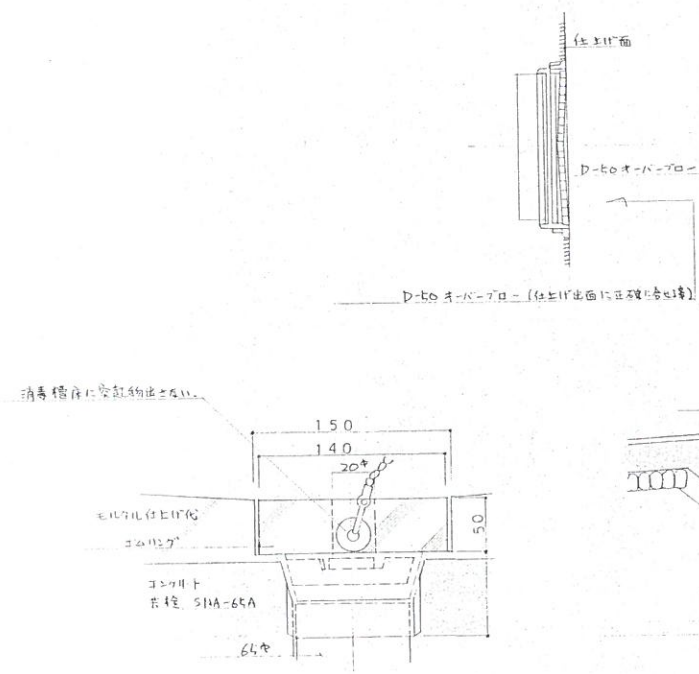


Y1-Y2 断面図 31:20


図三 通風・換気設備
示 記
昭和55年11月
9

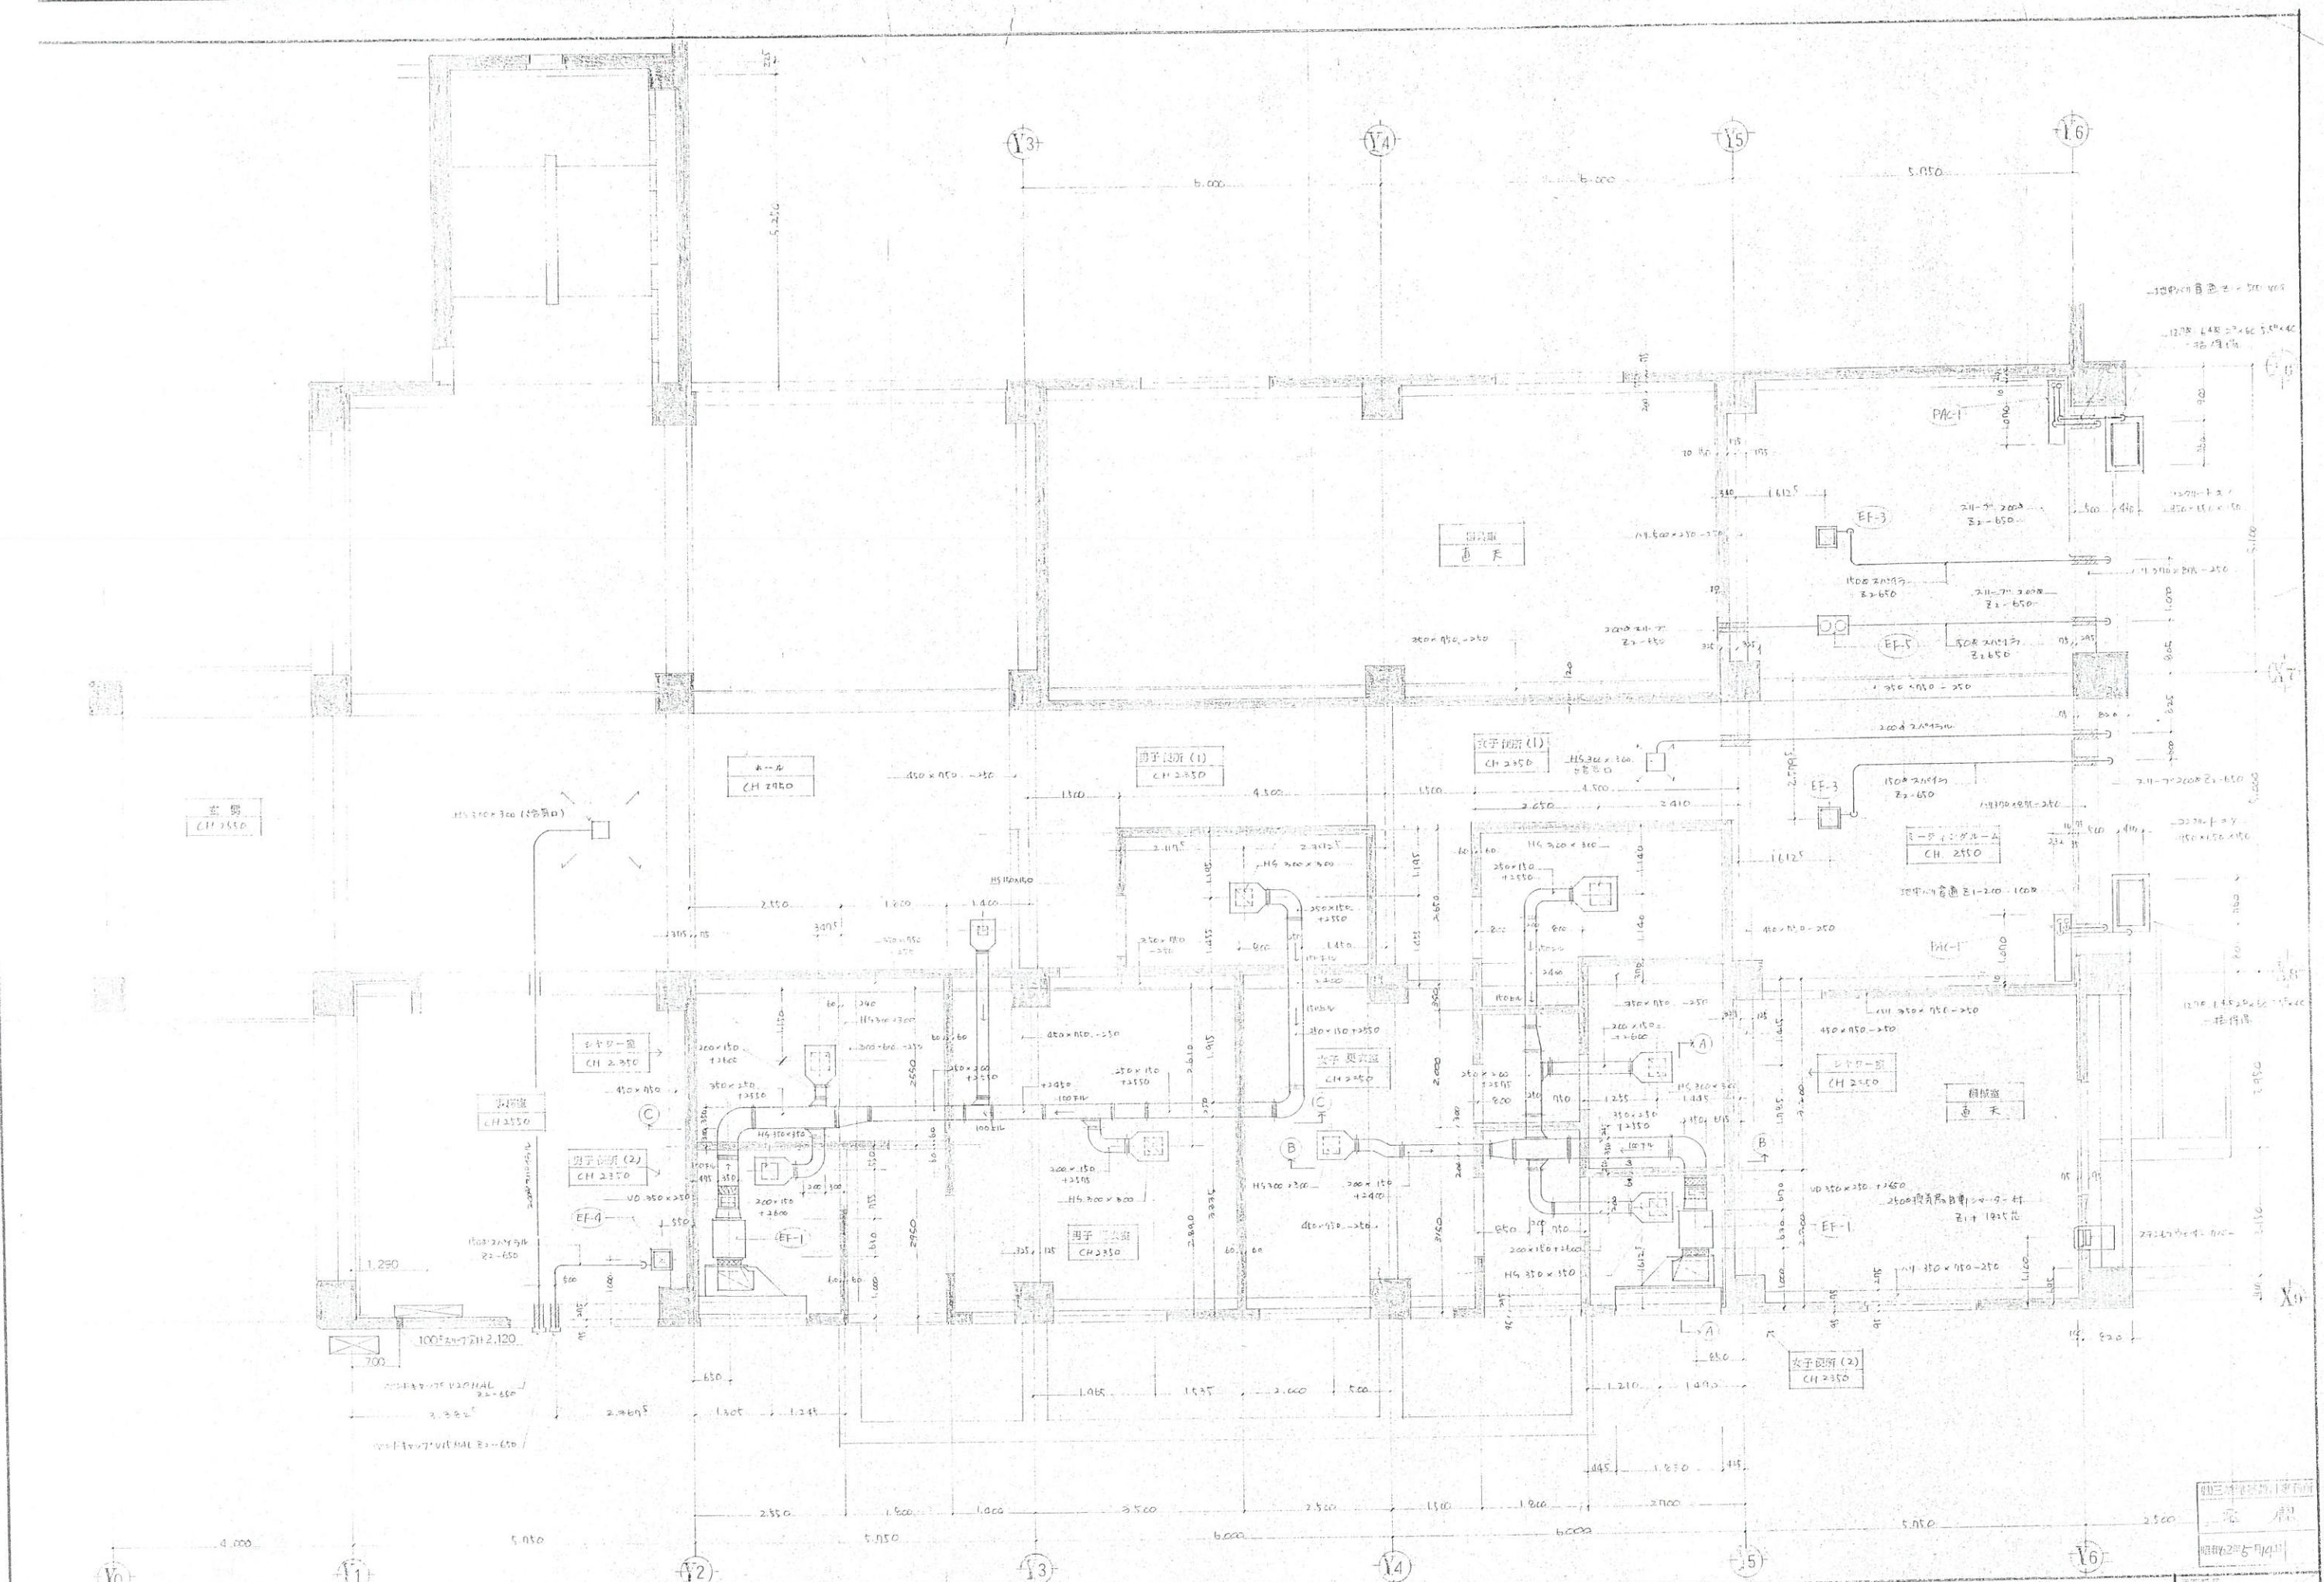

月	年	日	工事名称	図面番号
12	2014	11	B&G時間 大朝 海洋センター建設工事	10
作	製	図	(1/1) 配管詳細図 (天板) (テラス)	10

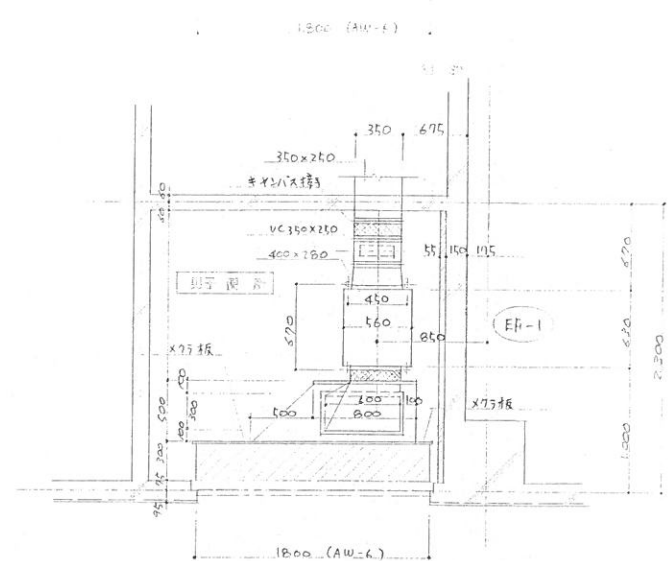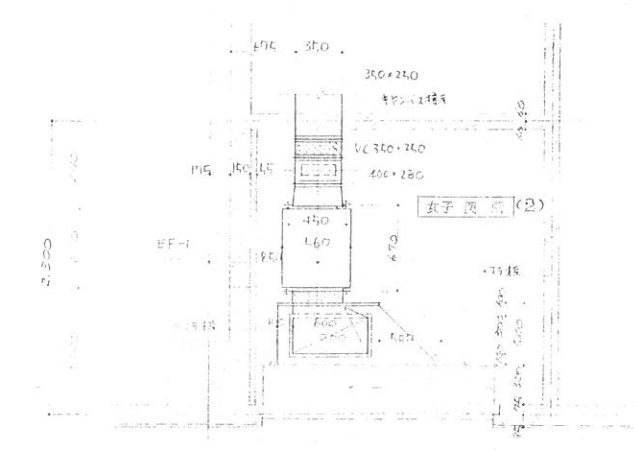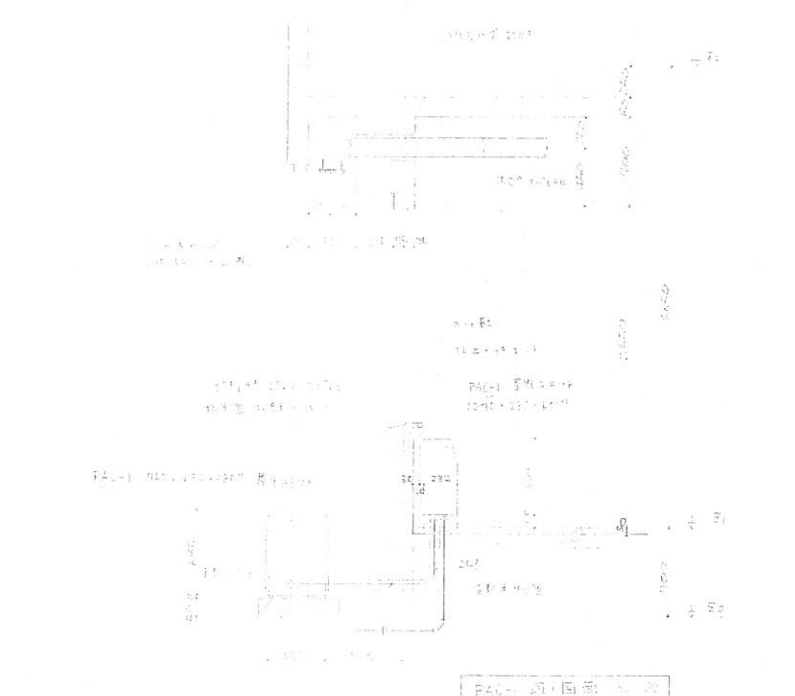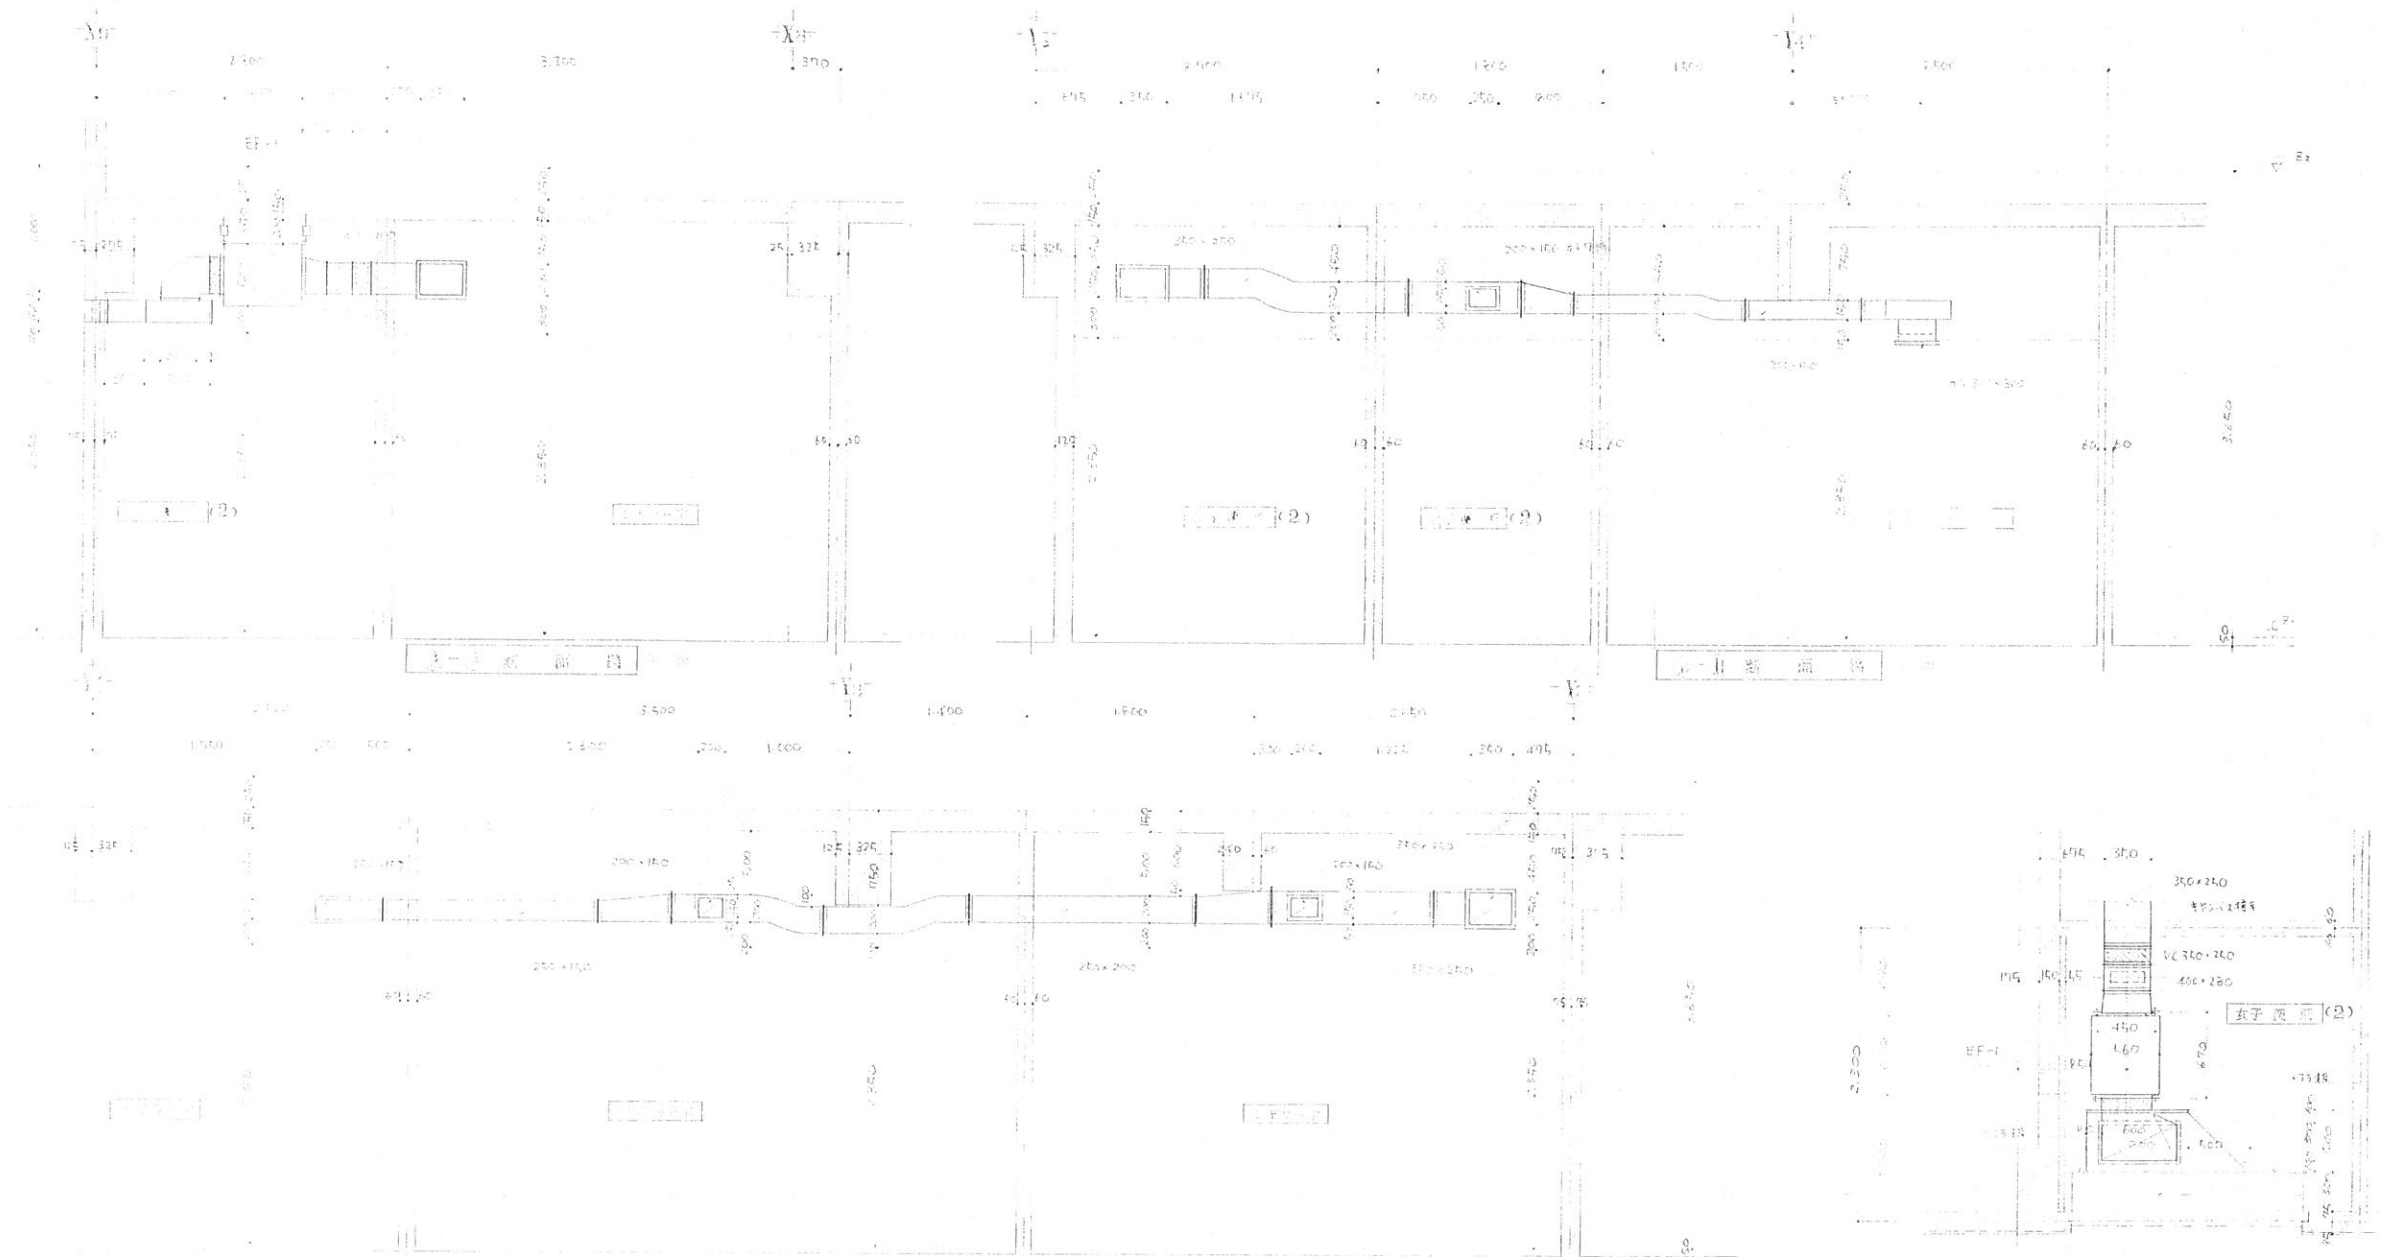


第三建設事務所
 承認
 昭和25年11月

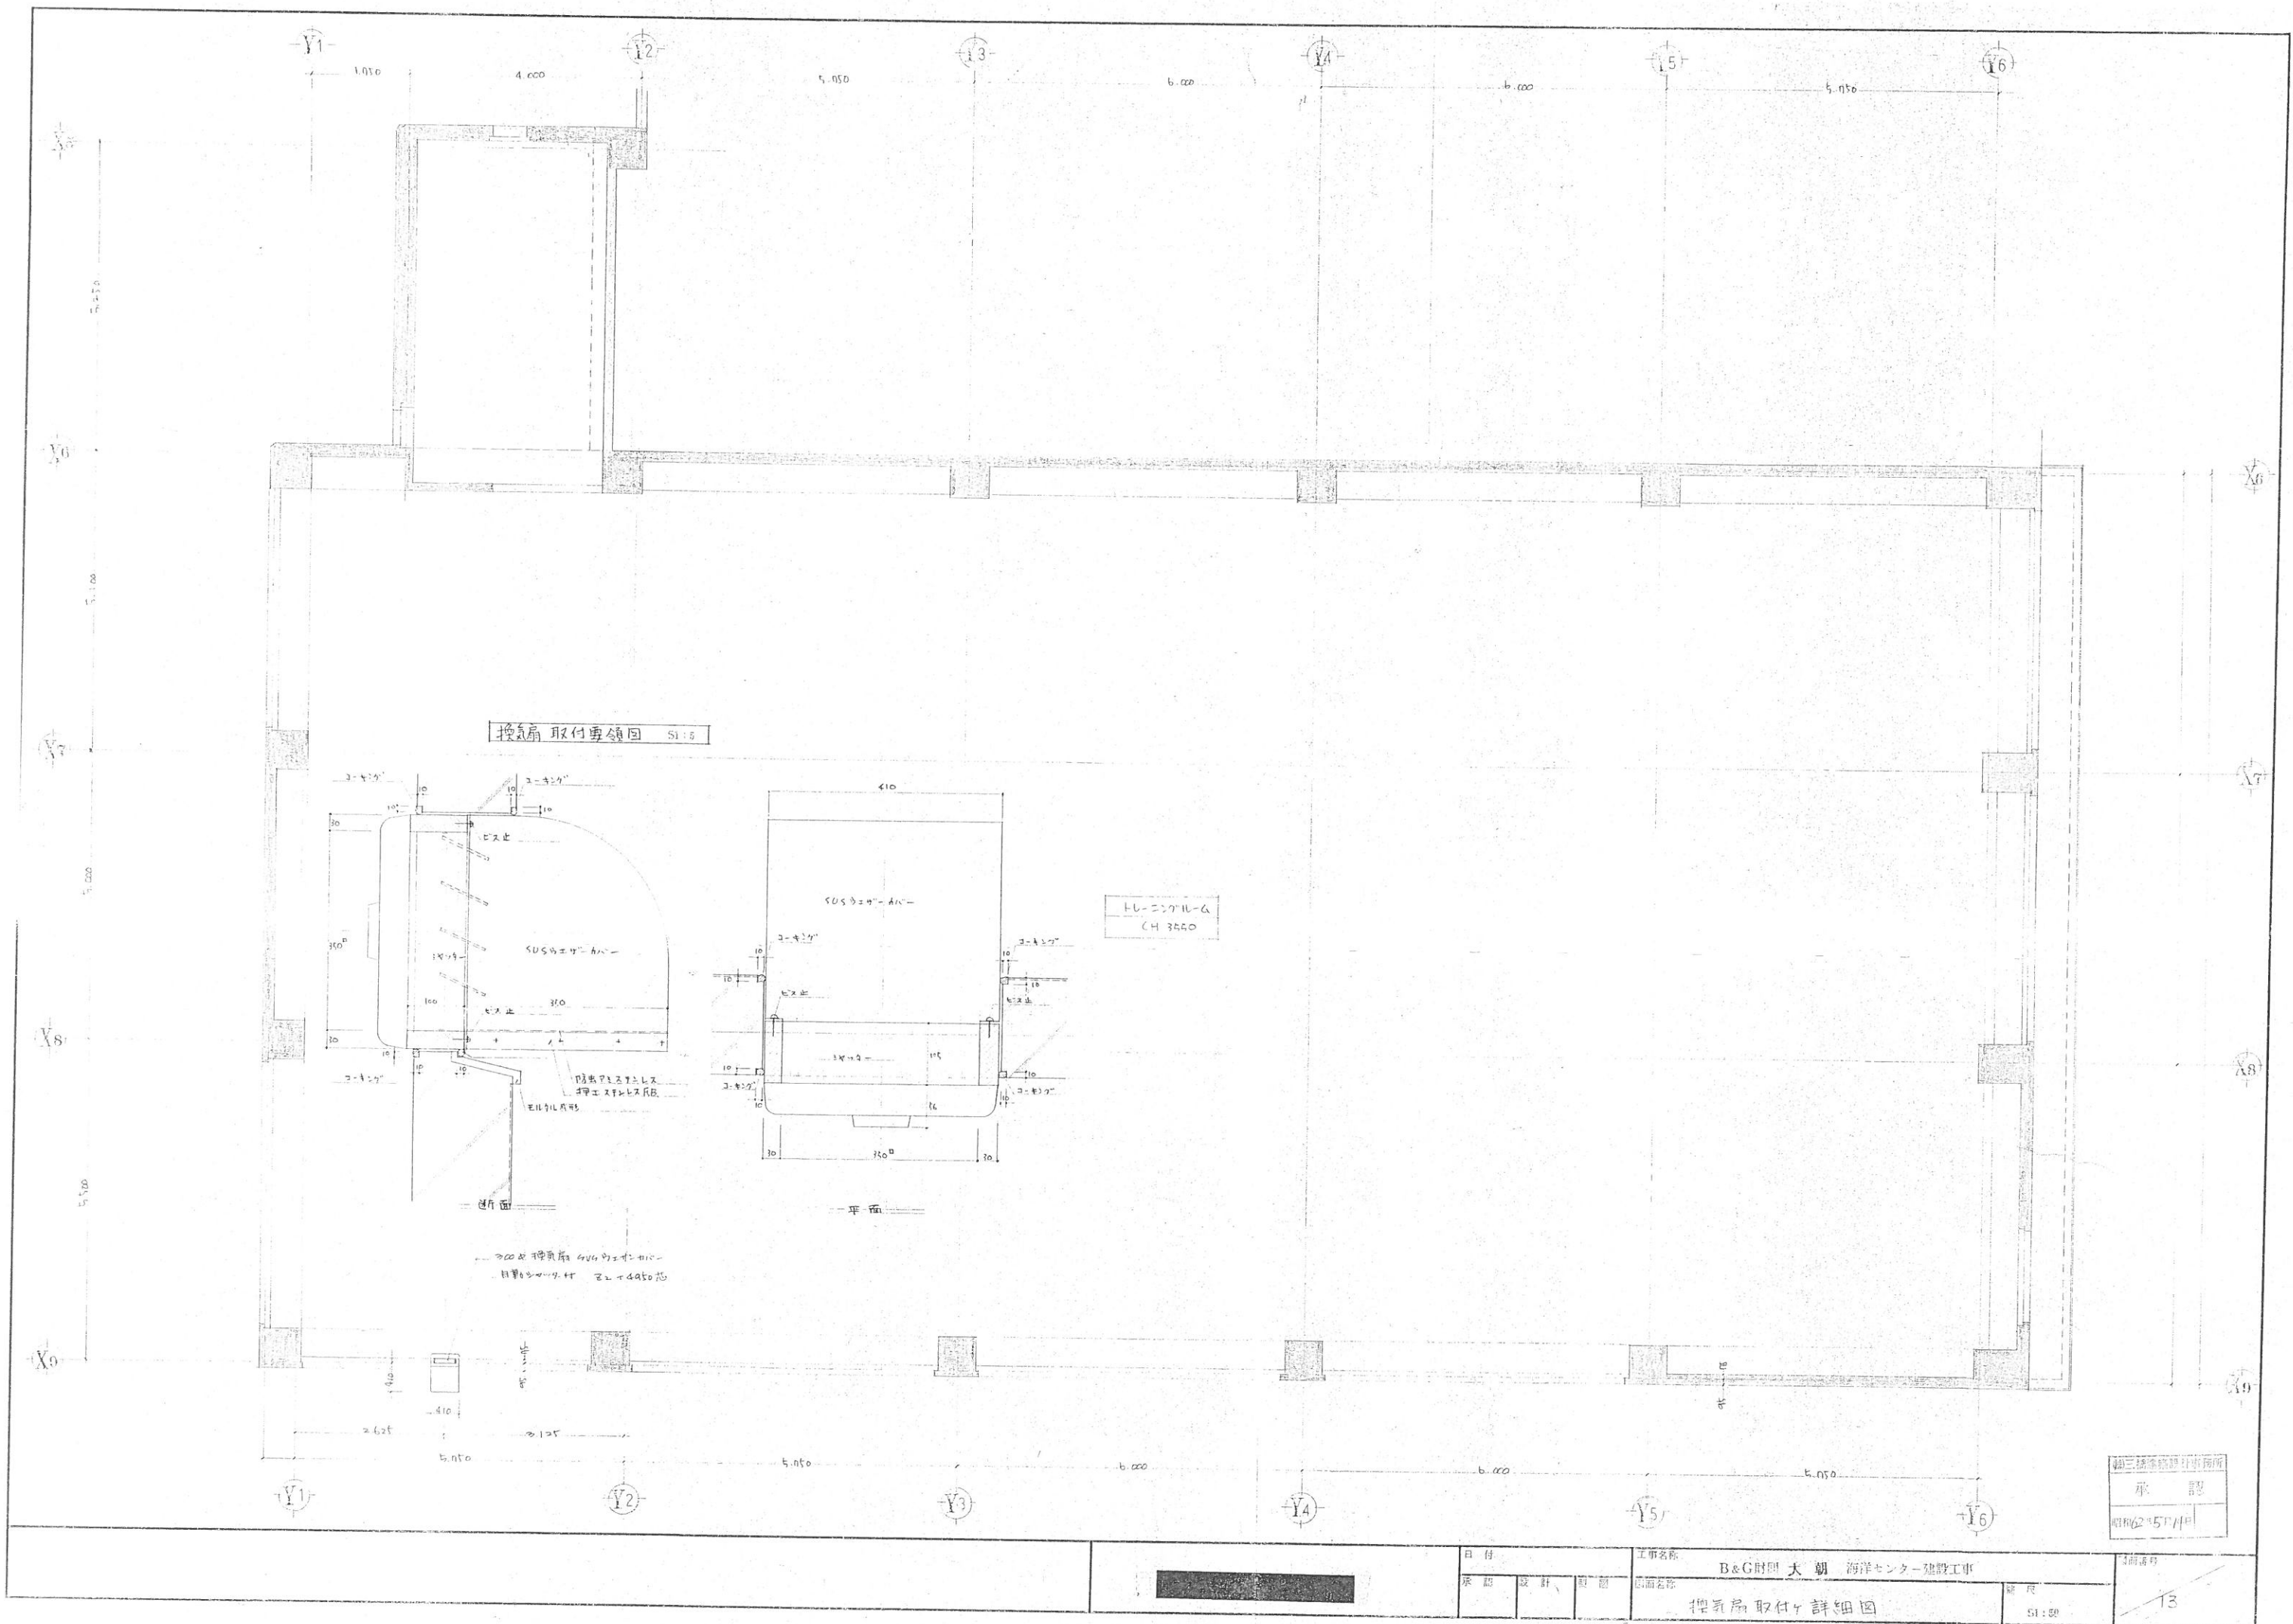

第三建築設計事務所
承認
昭和62年5月14日

日付			工事名称		
			B&G財団 大朝 海洋センター建設工事		
承認	設計	製図	図面名称		縮尺
			換気扇取付詳細図		5:50

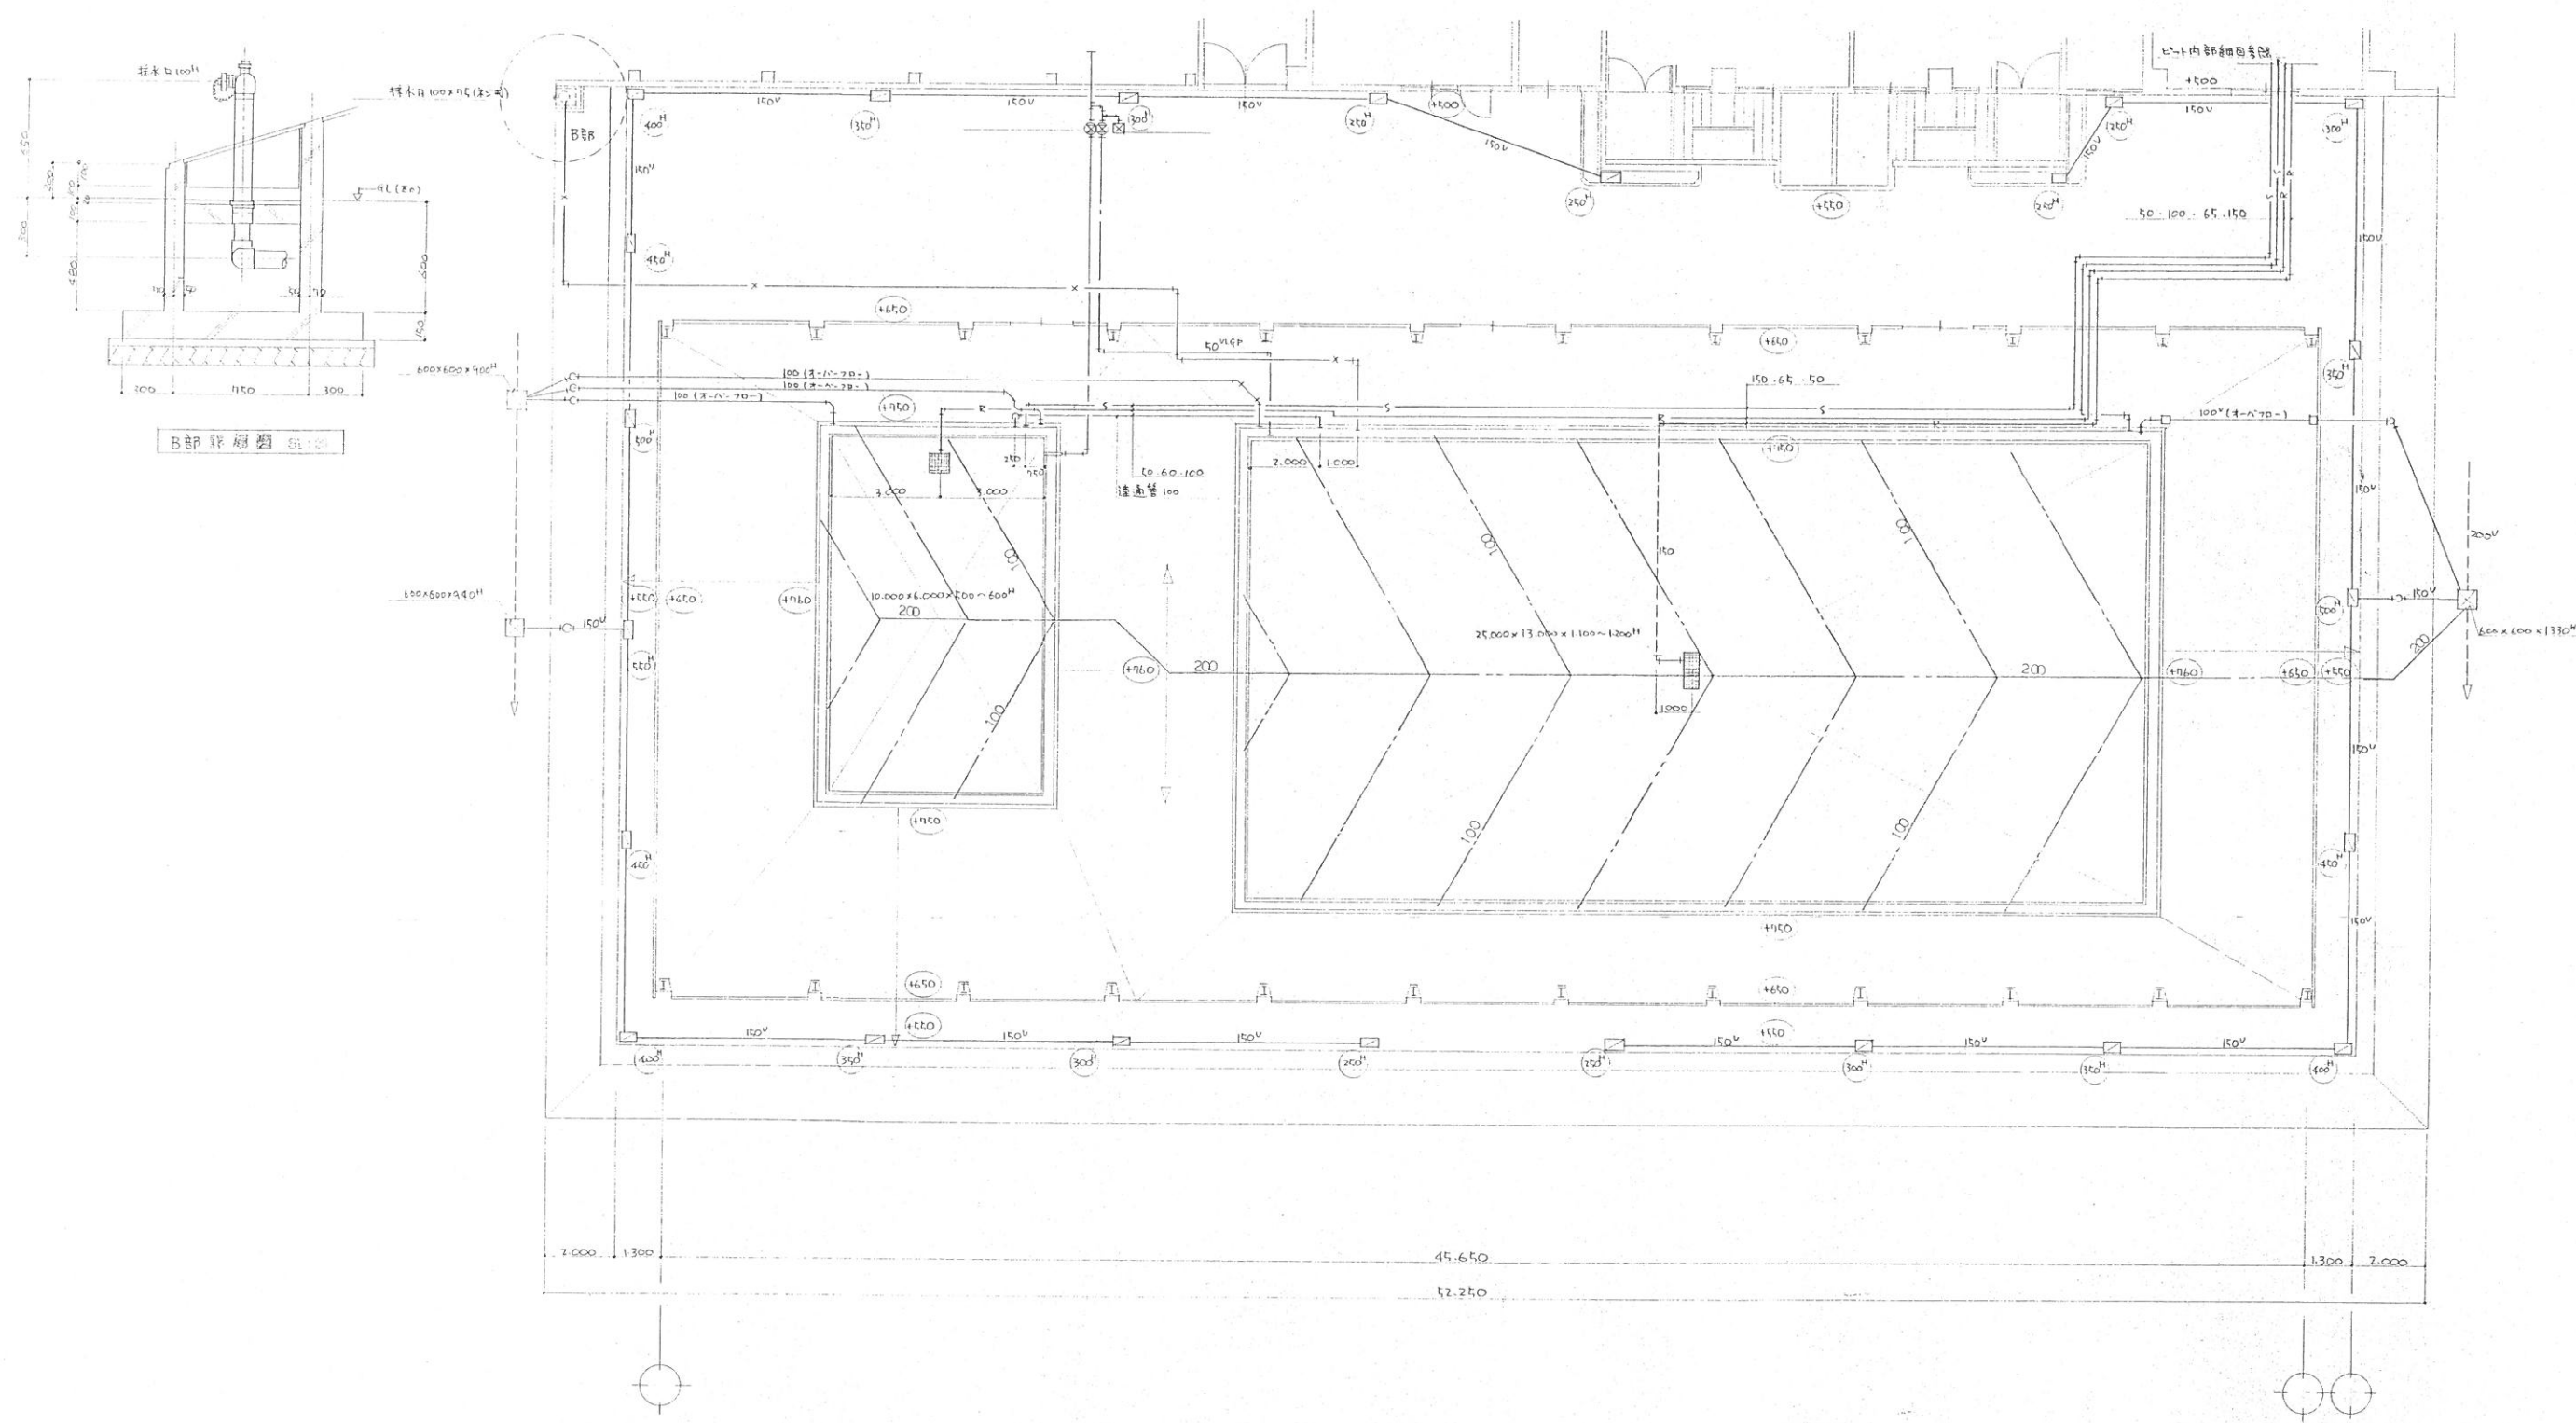

□	初層 20 (4L) 基準上タテ線サトスル
○	初層 10 (4L) 基準上タテ線サトスル
●	20 基準上タテ線サトスル

建築士
 承認
 昭和62年5月14日